

配置図 S 1/500

敷地/位置	敷地地番	小倉北区中井口4番1号
	用途地域	住居地域
	附近地域	指定なし
	其他地域	

建築面積	1277.18
床面積	
1階	1166.24
2階	1043.13
3階	1043.13
4階	1043.13
PH	41.34
合計	4356.97



- 凡例
- 平面計画部分
 - 将来計画部分
 - 200mm 排水口
 - 100mm 排水口
 - 50mm 排水口
 - 150mm 排水口

P.H.平面図 S 1/500


4階平面図 S 1/500

3階平面図 S 1/500

2階平面図 S 1/500

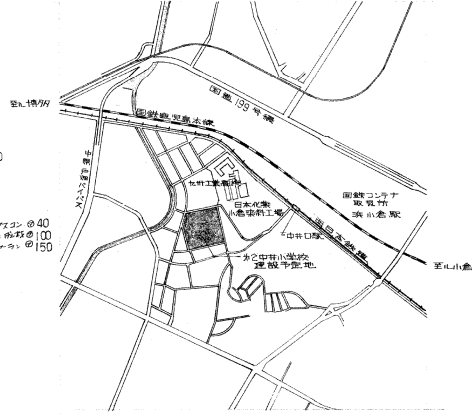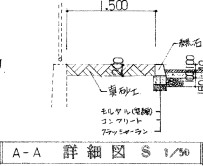

附近見取図 S 1/10000

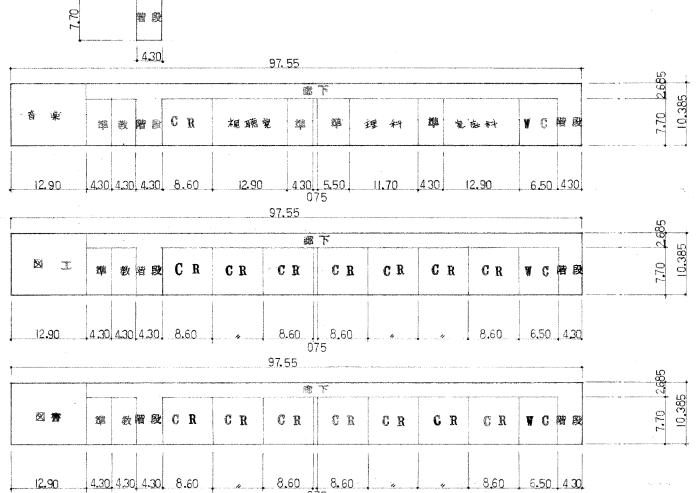

工事名	仮称第2中井小学校建築工事	年度	55	図面番号	B
種別	附近見取図 配置図	縮尺	S 1/500	図面	
設計者		監理		年月	
北九州市建築局 営繕部 学校建設課					昭和55年 月