

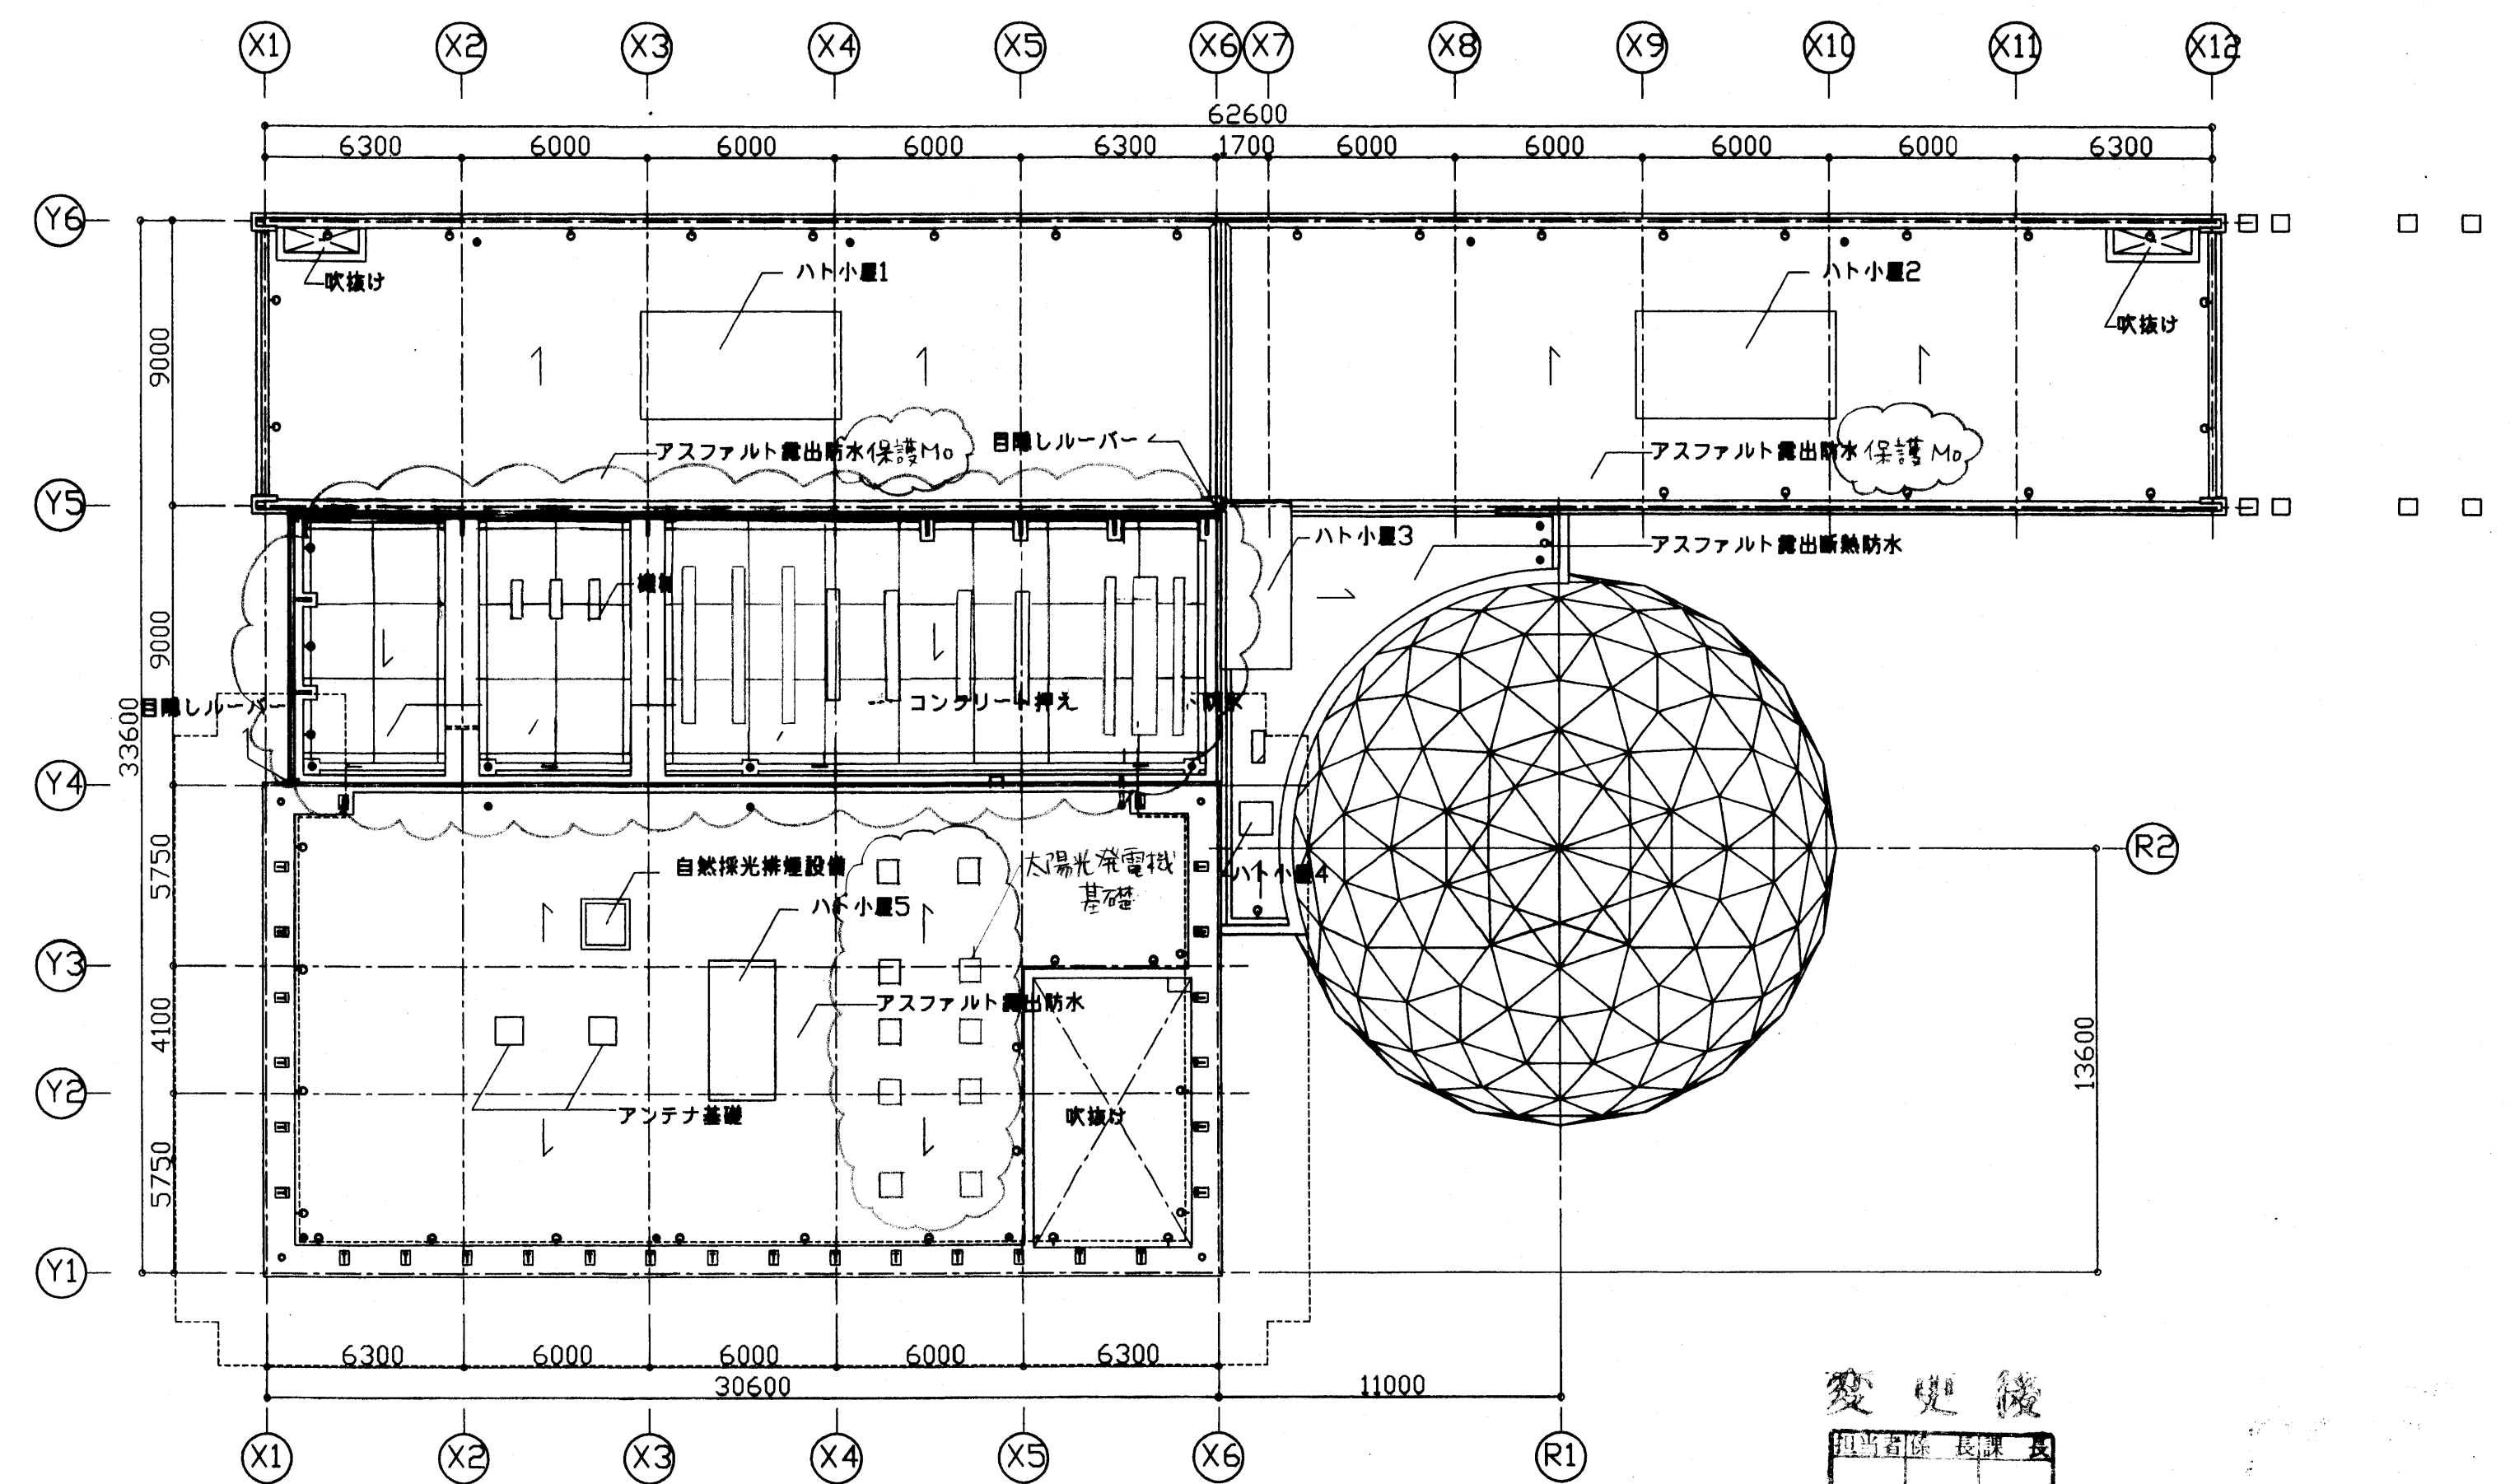


凡例			
EV	エレベーター	○	丸欄
A/C	空調機械室		
PS	バイパススペース		
EPS	電気設備用バイパススペース		
■	注意喚起用床材		
□	誘導用床材		

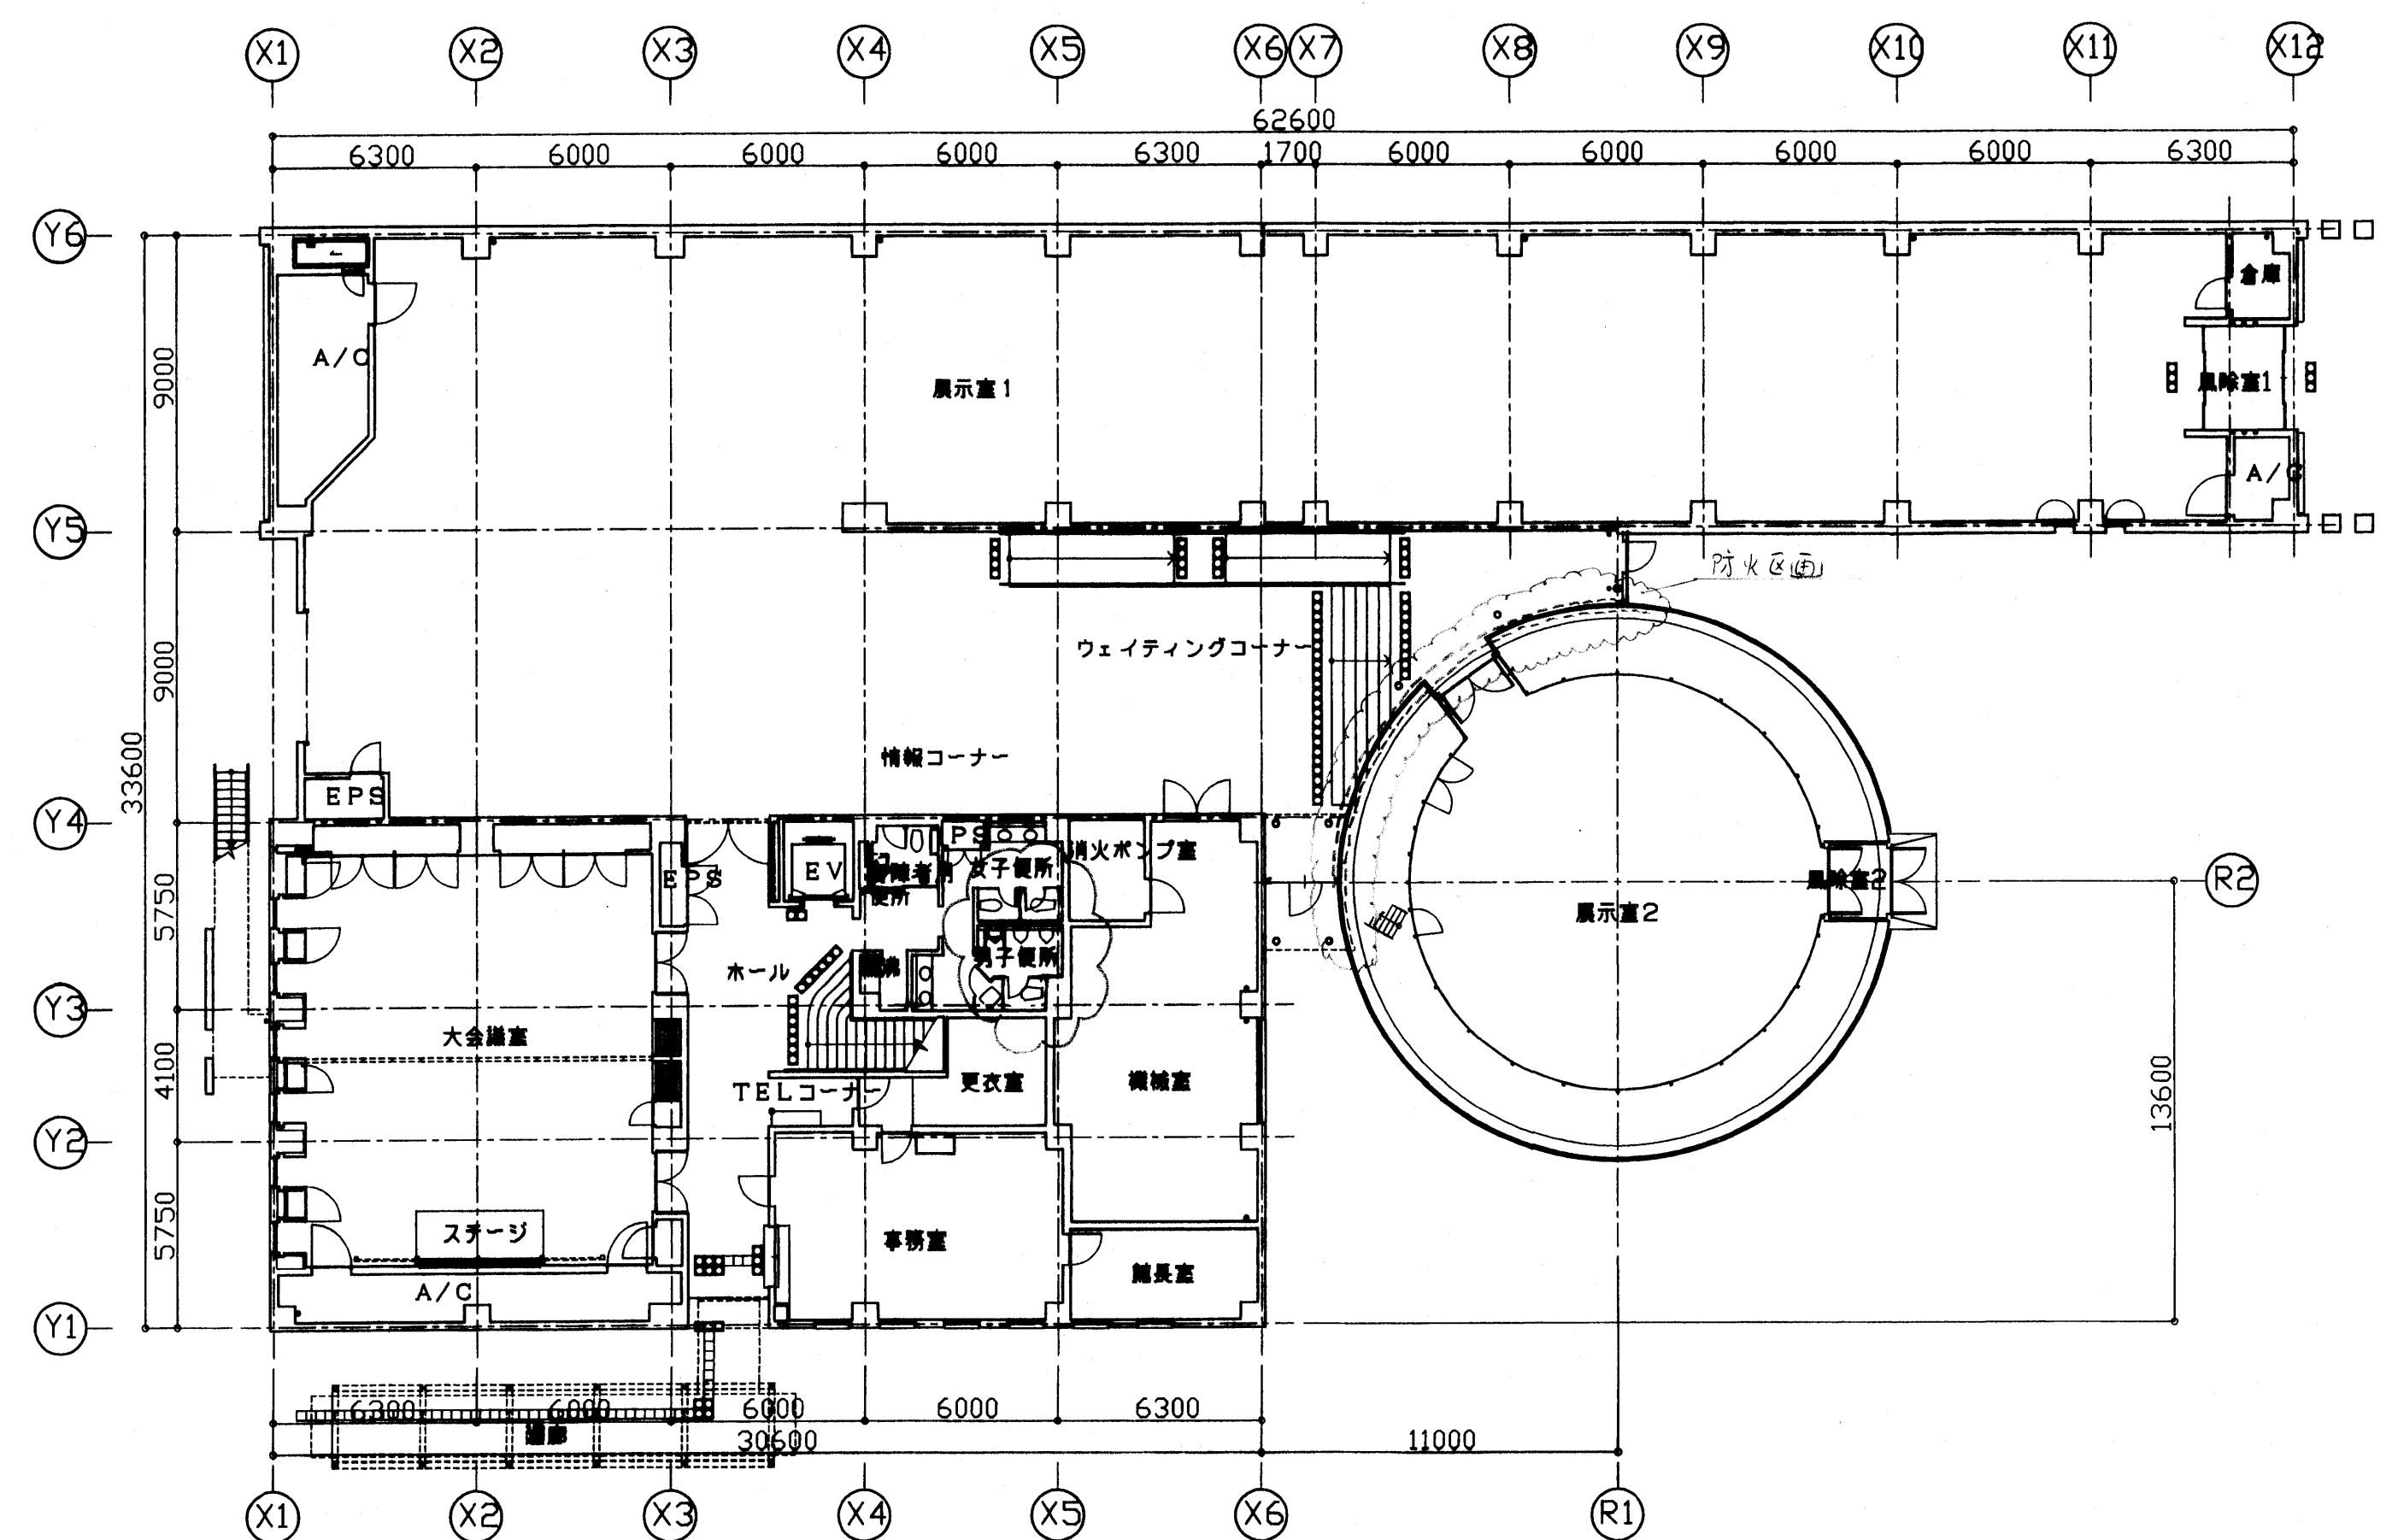

變 更 續		
担当者	係長	課長

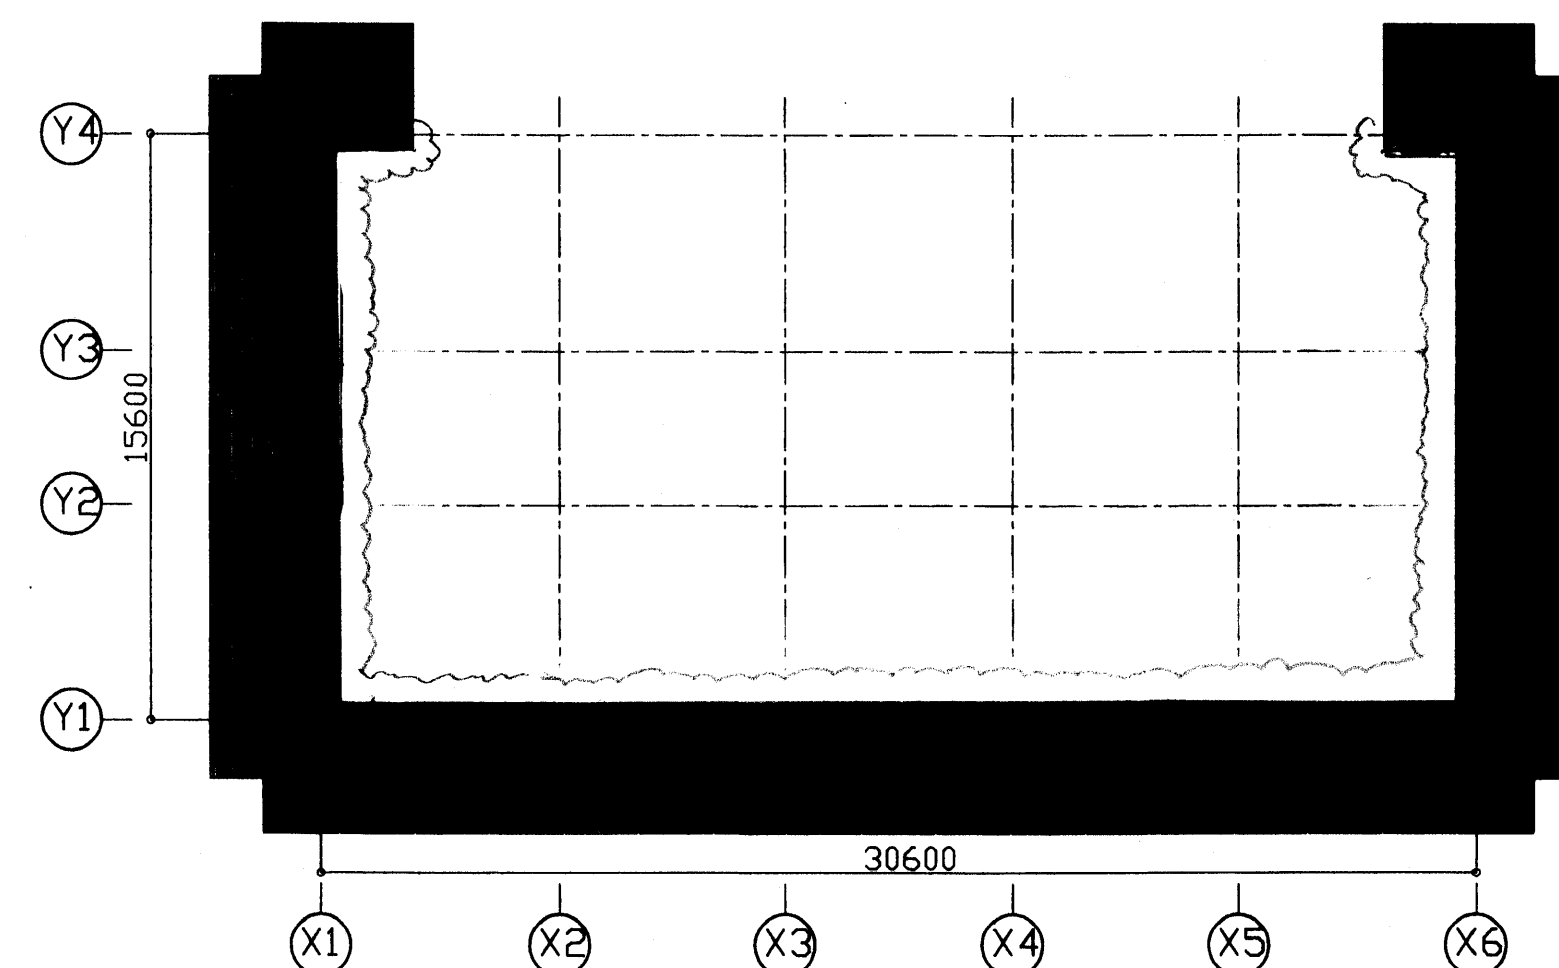


**意**

工 事 名		(仮称) 環境ミュージアム新築工事					年度	平成11年度
種 別	平面図・屋根伏図			縮尺	1/200		図面番号	A10/65
設計者	江崎 友教		課長	係長		係		
北九州市建築都市局建築部施設建築課							平成	年 月