



[illegible]

注 記	
1.	幹線ケーブルをケーブルラック仕様に配線する場合は、二重天井内はこうとし、上記適合管継配管により保護すること。
2.	キュービクル内の接地端子よりケーブルラック上には接地高線E 25φ×2を敷設し、各層へ接地線を分岐する。
3.	ケーブルの防火区画及び防火区画上の耐火仕切り壁の貫通処には、防火ケーブル用防火保護管1m以上を敷設すること。また、その耐火仕切り壁の貫通処には配管にて保護すること。
4.	幹線ケーブルのケーブルラック上の接続はレンジ注入工法により行うこと。
5.	防火区画貫通保護材
	ケーブルラック用 品：P3000L-0772、壁：P3000WL-0754

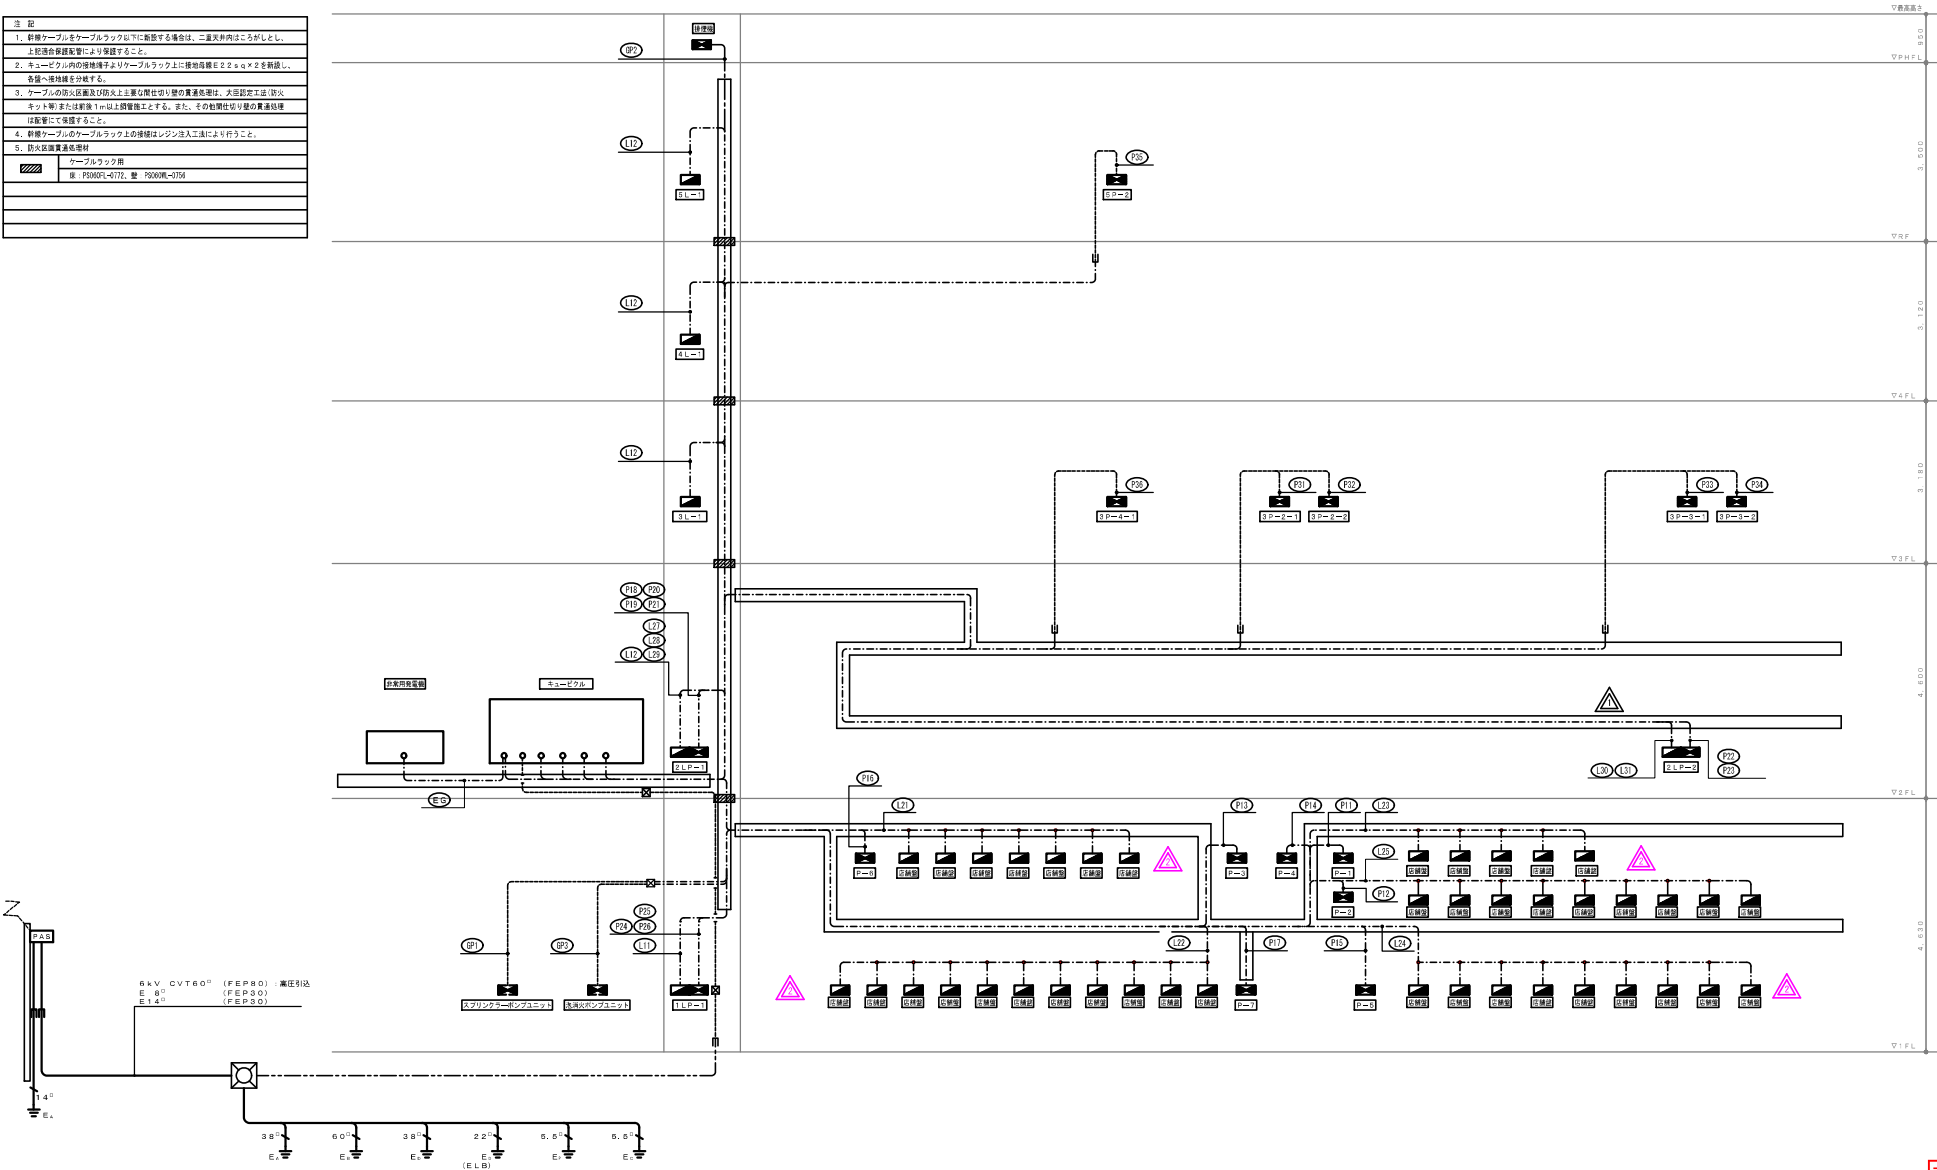

変更後

特記事項	2025.3.6 修正	北九州市都市整備局神嶽川旦過地区整備室	室長  係長  担当 	株式会社大建設計 北九州支所	工事名 旦過地区立体換地建築物新築工事	工事年度 令和 7年 3月
	2025.5.19 現地調査後による修正	設計事務所 株式会社大建設計 九州事務所 福岡県知事登録 第1-11525号	一級建築士登録 第 320873 号 福田 瑞穂 法適合確認者 設備設計一級建築士登録 第 4262 号 福田 瑞穂	業務受注者 株式会社大建設計 北九州支所 福岡県知事登録 第1-20050号	図面名 幹線設備系統図	編式 1/not(A1) 1/not(A3) 図面番号 E-006
		一級建築士登録 第 320873 号 福田 瑞穂		一級建築士登録 第 320873 号 福田 瑞穂		

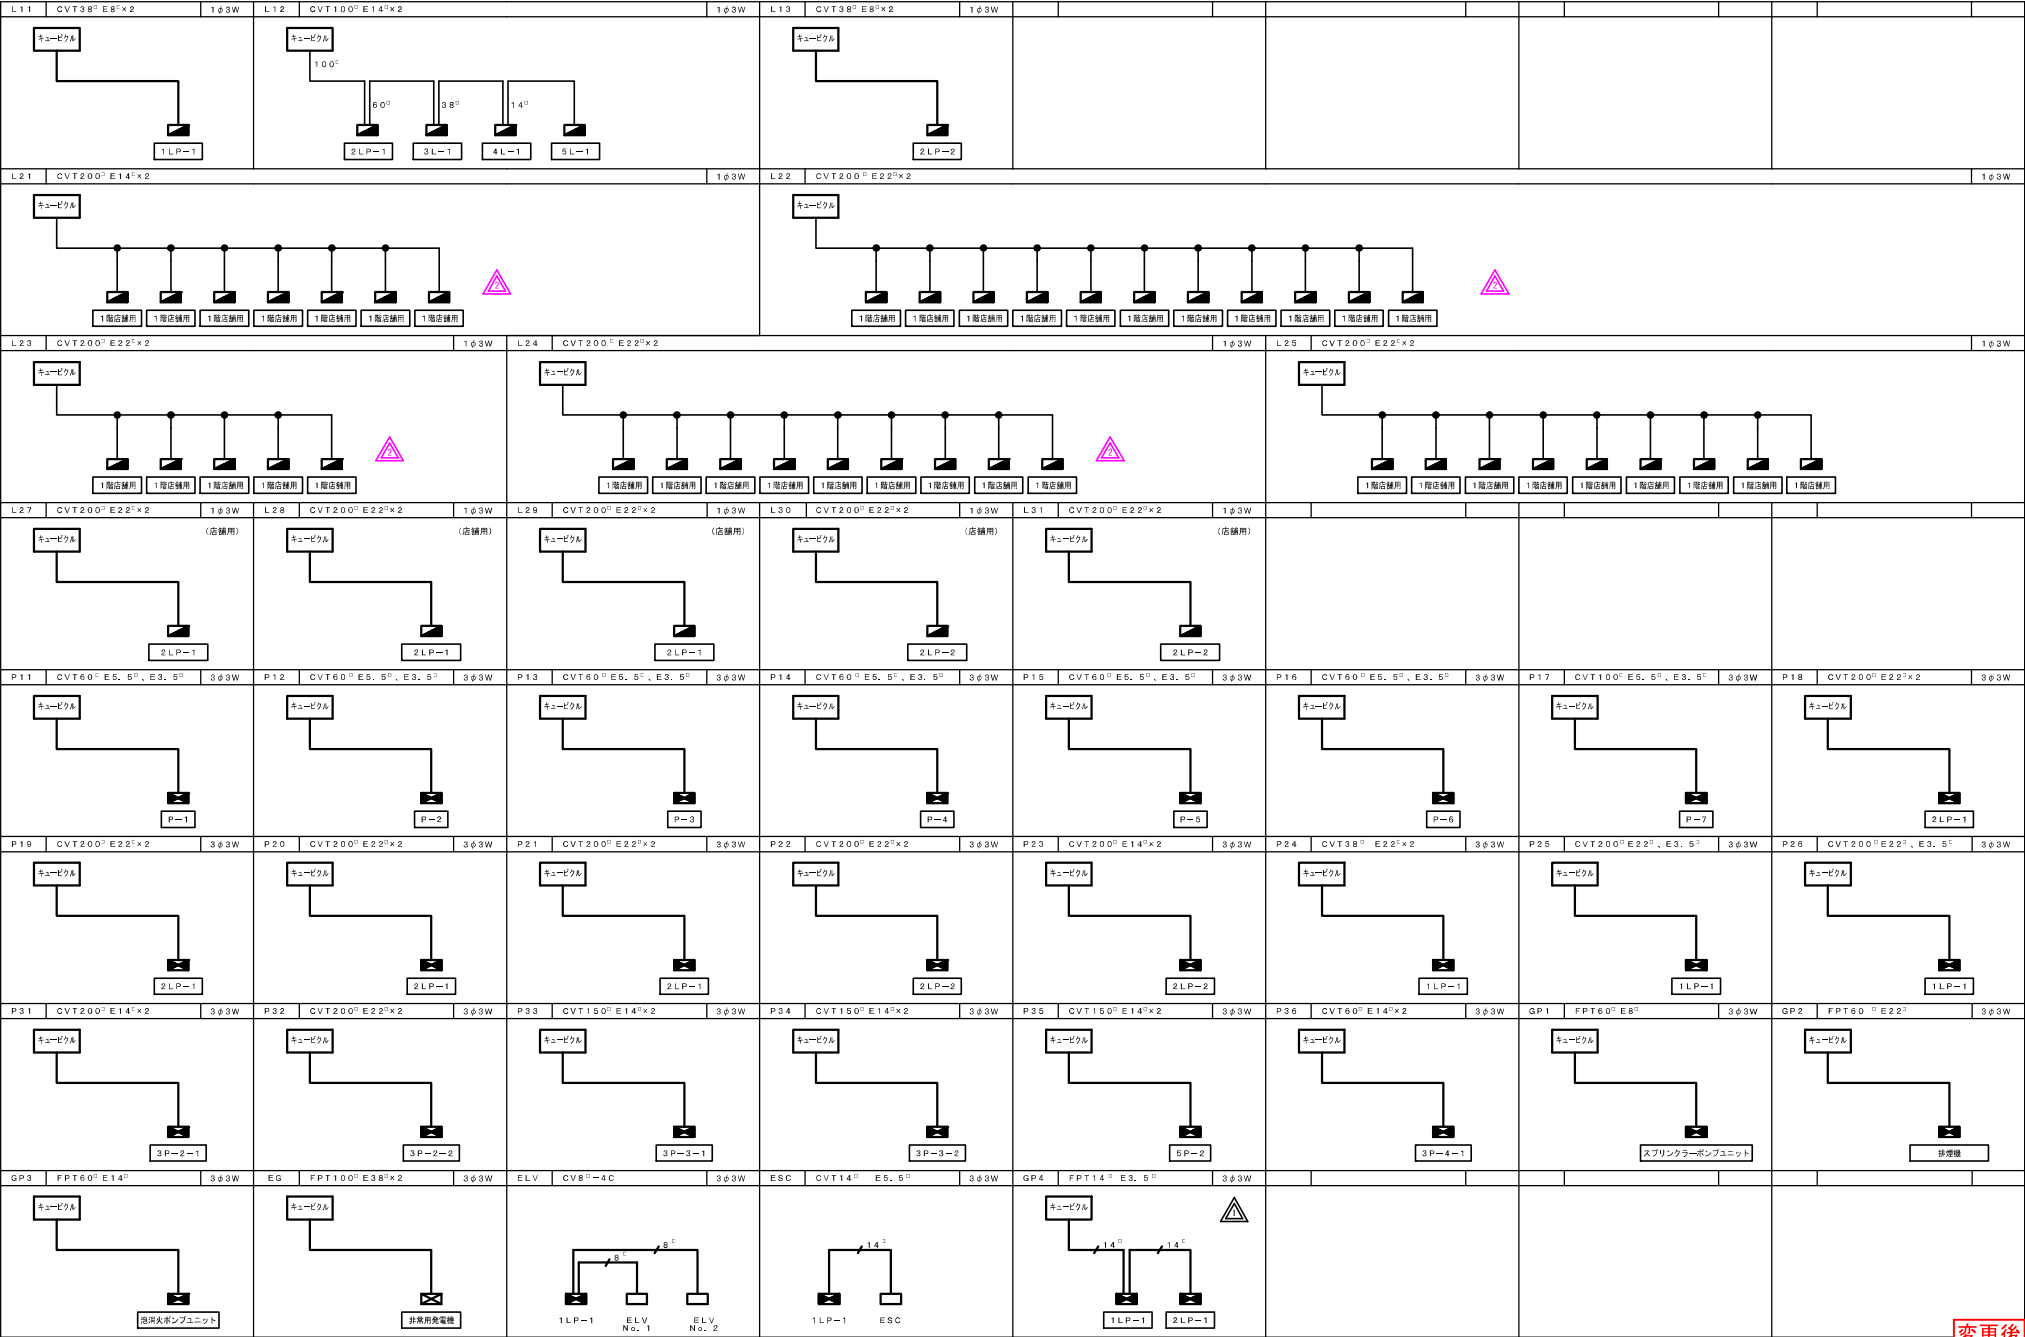

変更後


記号	名称
■	動力盤
■	電灯分電盤
■	防火区画貫通処理部
■	防火区画貫通電線管 E75, E51, E31, E25
■	手元開閉盤
■ A	PB 2000×500×500
■ B	PB 600×600×600
■	ハンドホール



- 注記) 受変電設備、非常用発電機の施工留意点
1. 外壁フェンスと発電機はメンテナンススペース (600mm) を確保すること。
 2. 受変電設備と非常用発電機の離隔は1200mm以上とすること。
 3. 6.6kV高圧ケーブルの屋根(6)の布設は保護管内布設とし、高圧危険の周知表示を施すこと。

特記事項	2024.12.18 防火区画修正	2025.4.18 設計変更による修正	北九州市都市整備局市嶺川旦過地区整備室	室長 田中 裕二 係長 田中 裕二 担当 田中 裕二	株式会社大建設計 北九州支所	工事名 旦過地区立体換地建築物新築工事	工事年度 令和7年 3月
	2025.1.22 審査指図により発電機等修正		設計事務所 株式会社大建設計 九州事務所 福岡県知事登録 第1-11525号	業務受注者 株式会社大建設計 北九州支所 福岡県知事登録 第1-20050号	図面名 幹線設備2階平面図	縮尺 1/150(A1) 1/300(A3)	E-009
			一般建築士登録 第 320873 号 福田 瑞穂 法適合確認者 設備設計一般建築士登録 第 4262 号 福田 瑞穂	業務受注者 株式会社大建設計 北九州支所 福岡県知事登録 第1-20050号			

変更後

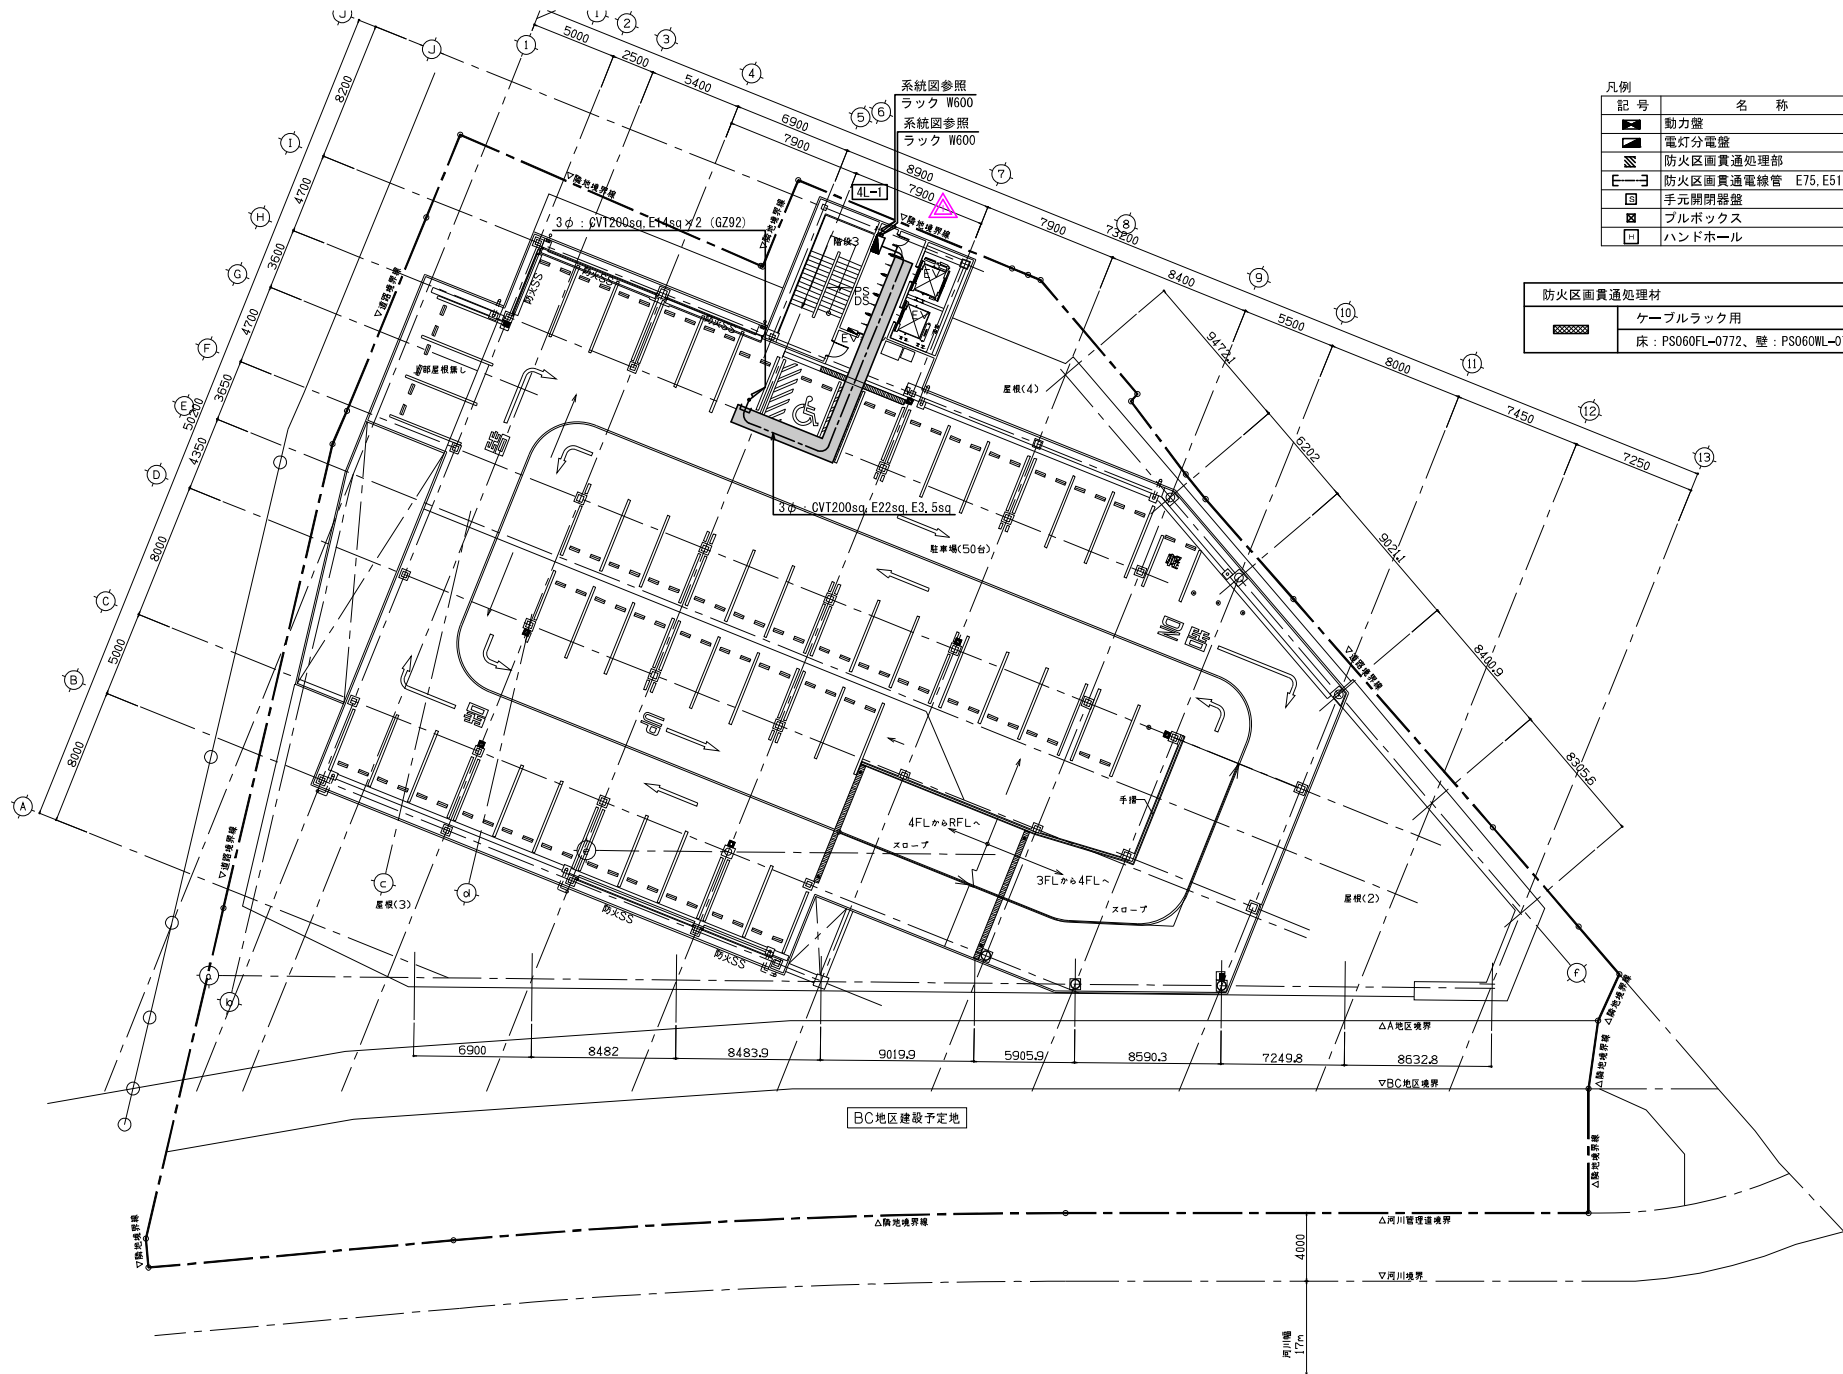

凡例	
記号	名称
	動力盤
	電灯分電盤
	防火区画貫通処理部
	防火区画貫通電線管 E75, E51, E31, E25
	手元開閉器盤
	プルボックス
	ハンドホール


防火区画貫通処理材	
	ケーブルラック用
	床 : PS060FL-0772、壁 : PS060WL-0756

変更後

特記事項 △ 2025.4.16 設計変更による見直し		北九州市都市整備局神嶽川旦過地区整備室 室長 田中 隆雄 係長 田中 隆雄 担当 田中 隆雄		株式会社大建設計 北九州支所 業務受注者 株式会社大建設計 北九州支所 福岡県知事登録 第1-20050号 一般建築士登録 第 320873 号 福田 瑞穂		工事名 旦過地区立体換地建築物新築工事 図面名 幹線設備 4階平面図		工事年度 R6 (2024) 令和 7年 3月 縮尺 1/150 (A1) 1/300 (A3) 図面番号 E-011
設計事務所 株式会社大建設計 九州事務所 福岡県知事登録 第1-11525号 一般建築士登録 第 320873 号 福田 瑞穂 法適合確認者 設備設計一般建築士登録 第 4262 号 福田 瑞穂		株式会社大建設計 北九州支所 業務受注者 株式会社大建設計 北九州支所 福岡県知事登録 第1-20050号 一般建築士登録 第 320873 号 福田 瑞穂		株式会社大建設計 北九州支所 業務受注者 株式会社大建設計 北九州支所 福岡県知事登録 第1-20050号 一般建築士登録 第 320873 号 福田 瑞穂		工事名 旦過地区立体換地建築物新築工事 図面名 幹線設備 4階平面図		工事年度 R6 (2024) 令和 7年 3月 縮尺 1/150 (A1) 1/300 (A3) 図面番号 E-011

凡例

記号	名称
	動力盤
	電灯分電盤
	防火区画貫通処理部
	防火区画貫通電線管 E75, E51, E31, E25
	手元開閉器盤
	PB SUS-WP 500 x 500 x 500
	ハンドホール
	CV14sq-3C, E5, 5sq (G242)
	CV5, 5sq-3C, E3, 5sq (G236)
	CV3, 5sq-4C (G236)

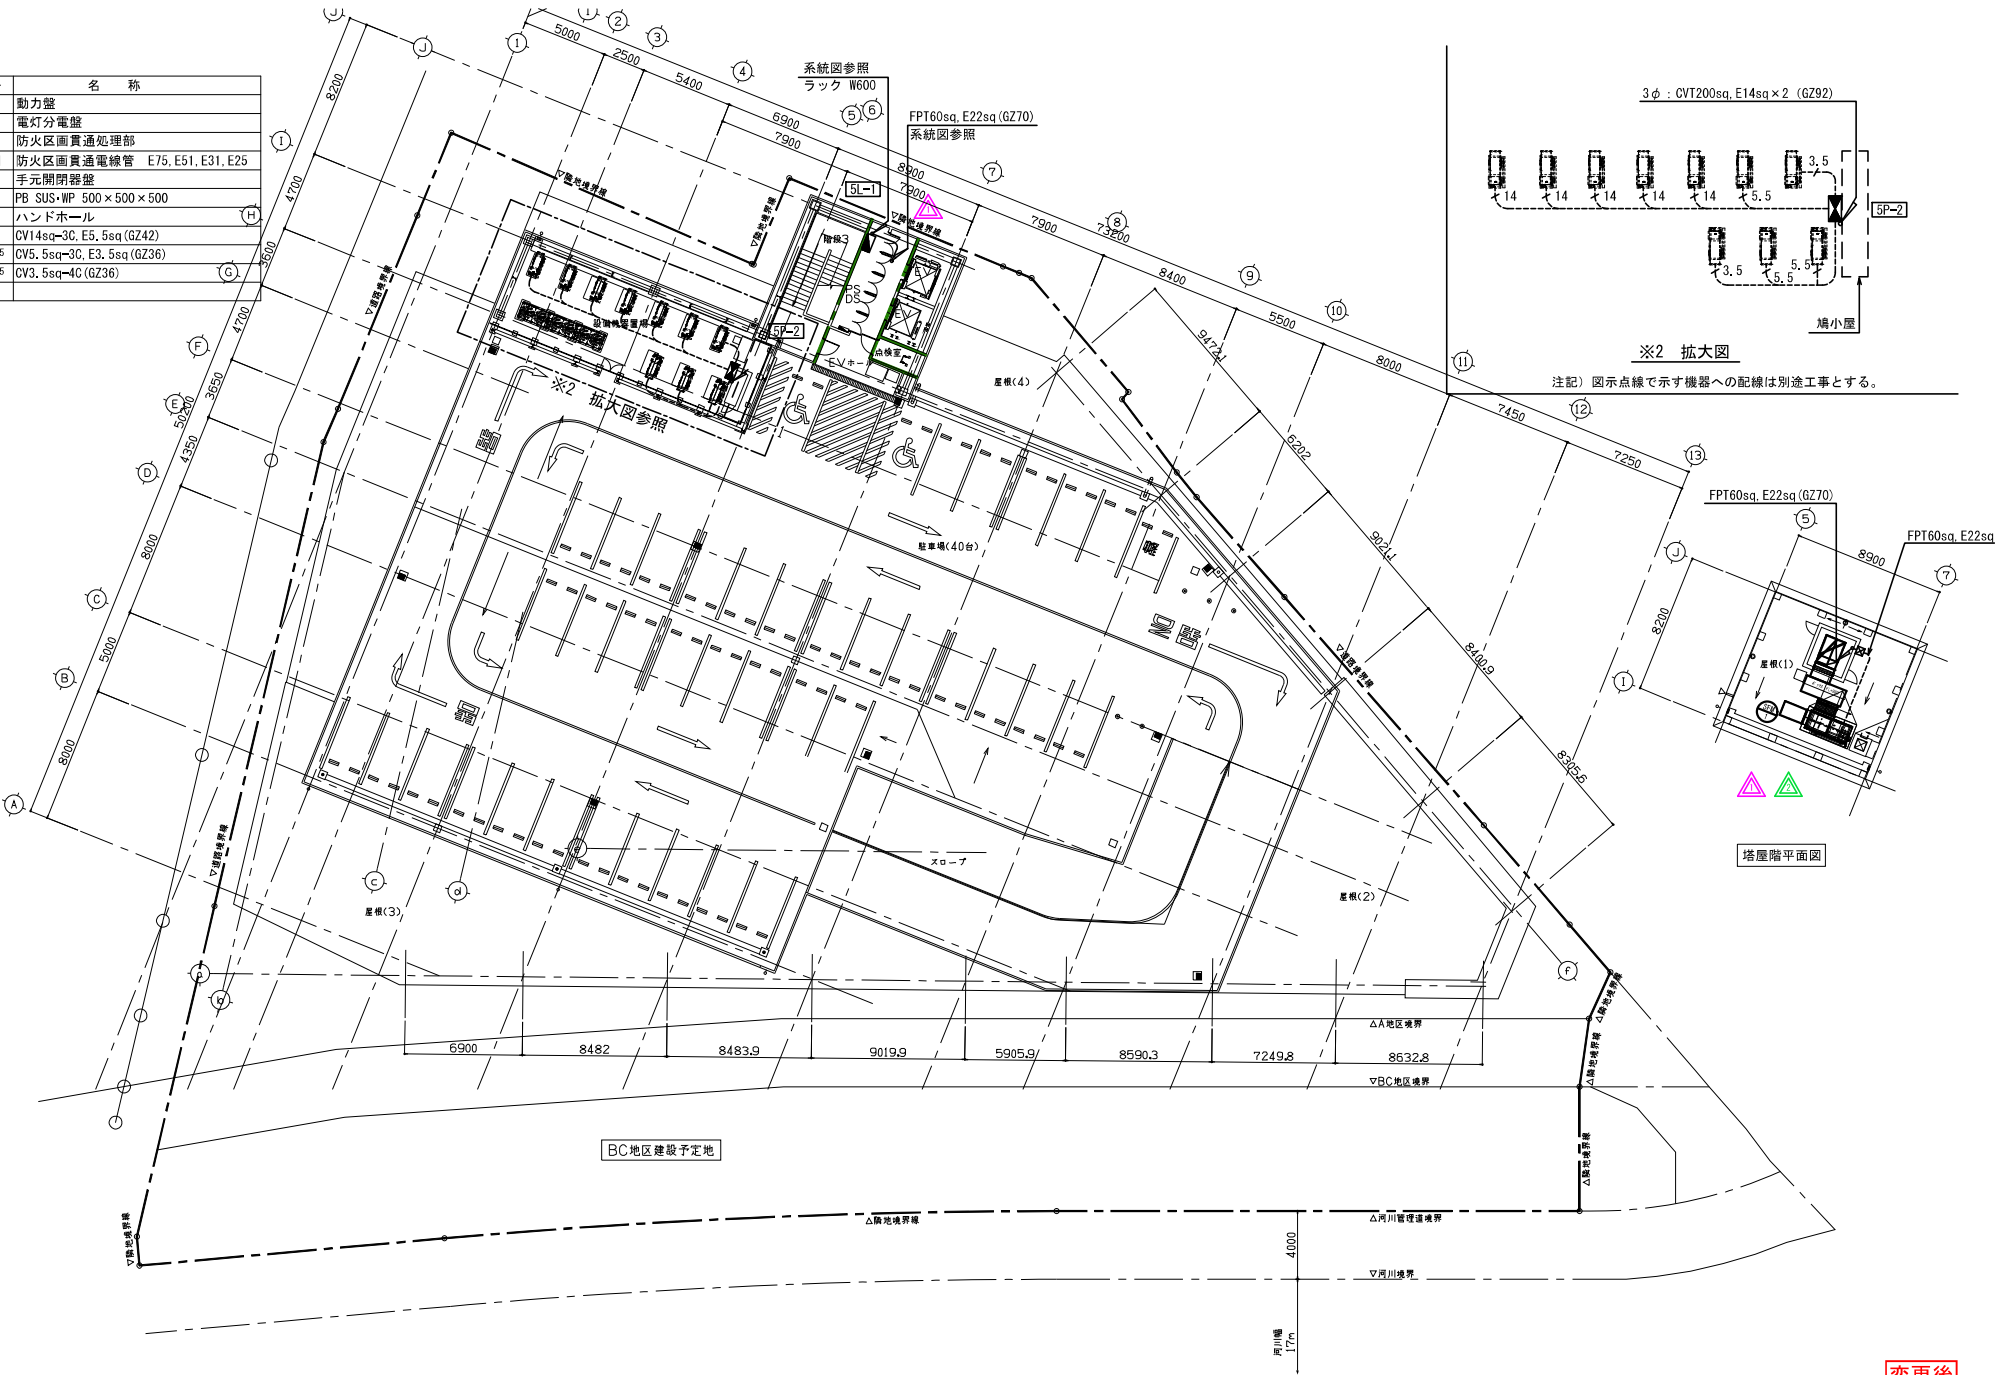

変更後

特記事項	2025.6.16 設計変更による見直し	北九州市都市整備局神嶽川旦過地区整備室	株式会社大建設計 北九州支所	工事名	旦過地区立体換地建築物新築工事	工事年度	令和7年 3月
	2025.7.17 計画変更による見直し	設計事務所 株式会社大建設計 九州事務所 福岡県知事登録 第1-11525号	業務受注者 株式会社大建設計 北九州支所 福岡県知事登録 第1-20050号	図面名	幹線設備R階平面図	縮尺	1/150(A1) 1/300(A3)
		一般建築士登録 第 320873 号 福田 理穂 法務合確証者 設備設計一般建築士登録 第 4262 号 福田 瑞穂					E-012

[illegible]

上 回路基本結線図		操作回路基本結線図	
A1 電流計あり A2 電流計なし	B1 電流計あり B2 電流計なし	a 液面リレーによる交互運転	b
		注記：1制御兼閉断について 回路毎に確報灯を付ける。 記入書き限りMCB3Pとする。 また「<u>W</u>」記入の場合は電力量計、<u>⑦</u>の場合は電圧計を示す。 「<u>OL</u>」は、デジタル表示とする。	
		注記：2變形形について (A) 銅板露出型 (E) SUS露出型 (B) 銅板製自立形 (F) SUS製自立形 (C) 銅板製埋込形 (G) SUS製埋込形 (D) 銅板製半埋込形 (H) SUS製半埋込形 (－W) 防水型 (－S) 防水型耐塩害塗膜 (－F) 第二種耐熱仕様 (－SL) 防水型耐塩害塗膜	
C	d		
		注記：3機器について (番号) 他の設備が示した機器番号(記号)と同じ番号(記号)を示す。 (区分) E＝電気、P＝衛生、A＝空調、B＝厨房、T＝搬送、D＝建築、その他を示す。	
		注記：4電源について (種類) 記入欄が限り一般電源とし、規則上必要な非常・予備電源は、E、保安上な電源は、Hとする。 (相) 記入なき限り3相とする。 (電圧) 記入なき限り200Vとする。	
		注記：5制御盤について (分岐閉断器) 記入なき限り、モーターブレーカー (M、B) とする。 「<u>W</u>」記入の場合は電力量計を示す。 E L - MCB 漏電警報分岐閉断器	
		注記：6地上送電用標準仕様等品とする。	

特記事項	2025.3.6 修正	北九州市都市整備局神嶽川旦過地区整備室	室長	佐藤 大	担当	佐藤 大	株式会社大建設 北九州支所	工事名	旦過地区立体換地建築物新築工事	工事年度	R6 (2024)	作成年月	令和 7年 3月
		設計事務所	株式会社大建設 北九州支所 福岡県知事登録 第1-20060号 一級建築士登録 第 320873 号 福田 瑞穂	設備設計	一級建築士登録 第 4262 号 福田 瑞穂			図面名	動力制御盤結線図 (1)	縮尺	1/100 (A1) 1/100 (A3)	図面番号	E-013






設備名称 (設備形式) (設置箇所)	新 規	機 器	電 源 ・50Hz ・60Hz	中央監視器 (別添) への接続出しを見込む	監視器への接続出し	備 考											
番 号	サイズ (容量)	主 機 用 器 MCCB・3P・AF・AT	回路番号	区分	設置箇所	名 称	定格出力 (KW)	消費電力 (KW)	電 圧 (V)	主 回路	分岐開閉器	起動 押切	故障 表示	保護 表示	動作 表示	停止 表示	備考
3P-3-1 (B) (屋外) 3φ XFA2製 焼付塗装 露出型 自立型	(AC) (20) CVT150sq 27.6 kW	MCCB 3P 225/175	←	[A]	A2	屋外 火気換気	3.7			A2	ELB 3P 100/60						
				[B]	A2	屋外 火気換気	3.7			A2	ELB 3P 100/60						
				[C]	A2	屋外 火気換気	3.7			A2	ELB 3P 100/60						
				[D]	A2	屋外 火気換気	5.5			A2	ELB 3P 100/75						
				[E]	A2	屋外 火気換気	5.5			A2	ELB 3P 100/75						
				[F]	A2	屋外 火気換気	5.5			A2	ELB 3P 100/75						
				[G]	A2	予備				A2	ELB 3P 50/20						
				[H]	A2	予備				A2	ELB 3P 50/20						
				[I]	A2	予備				A2	ELB 3P 50/20						
				[J]	A2	予備				A2	ELB 3P 50/20						
				[K]	A2	予備				A2	ELB 3P 50/20						
				[L]	A2	予備				A2	ELB 3P 50/20						
				[M]	A2	予備				A2	ELB 3P 50/20						
				[N]	A2	予備				A2	ELB 3P 50/20						
				[O]	A2	予備				A2	ELB 3P 50/20						
				[P]	A2	予備				A2	ELB 3P 50/20						
				[Q]	A2	予備				A2	ELB 3P 50/20						
				[R]	A2	予備				A2	ELB 3P 50/20						
				[S]	A2	予備				A2	ELB 3P 50/20						
				[T]	A2	予備				A2	ELB 3P 50/20						
				[U]	A2	予備				A2	ELB 3P 50/20						
				[V]	A2	予備				A2	ELB 3P 50/20						
				[W]	A2	予備				A2	ELB 3P 50/20						
				[X]	A2	予備				A2	ELB 3P 50/20						
				[Y]	A2	予備				A2	ELB 3P 50/20						
				[Z]	A2	予備				A2	ELB 3P 50/20						
				[AA]	A2	予備				A2	ELB 3P 50/20						
				[AB]	A2	予備				A2	ELB 3P 50/20						
				[AC]	A2	予備				A2	ELB 3P 50/20						
				[AD]	A2	予備				A2	ELB 3P 50/20						
				[AE]	A2	予備				A2	ELB 3P 50/20						
				[AF]	A2	予備				A2	ELB 3P 50/20						
				[AG]	A2	予備				A2	ELB 3P 50/20						
				[AH]	A2	予備				A2	ELB 3P 50/20						
				[AI]	A2	予備				A2	ELB 3P 50/20						
				[AJ]	A2	予備				A2	ELB 3P 50/20						
				[AK]	A2	予備				A2	ELB 3P 50/20						
				[AL]	A2	予備				A2	ELB 3P 50/20						
				[AM]	A2	予備				A2	ELB 3P 50/20						
				[AN]	A2	予備				A2	ELB 3P 50/20						
				[AO]	A2	予備				A2	ELB 3P 50/20						
				[AP]	A2	予備				A2	ELB 3P 50/20						
				[AQ]	A2	予備				A2	ELB 3P 50/20						
				[AR]	A2	予備				A2	ELB 3P 50/20						
				[AS]	A2	予備				A2	ELB 3P 50/20						
				[AT]	A2	予備				A2	ELB 3P 50/20						
				[AU]	A2	予備				A2	ELB 3P 50/20						
				[AV]	A2	予備				A2	ELB 3P 50/20						
				[AW]	A2	予備				A2	ELB 3P 50/20						
				[AX]	A2	予備				A2	ELB 3P 50/20						
				[AY]	A2	予備				A2	ELB 3P 50/20						
				[AZ]	A2	予備				A2	ELB 3P 50/20						
				[BA]	A2	予備				A2	ELB 3P 50/20						
				[BB]	A2	予備				A2	ELB 3P 50/20						
				[BC]	A2	予備				A2	ELB 3P 50/20						
				[BD]	A2	予備				A2	ELB 3P 50/20						
				[BE]	A2	予備				A2	ELB 3P 50/20						
				[BF]	A2	予備				A2	ELB 3P 50/20						
				[BG]	A2	予備				A2	ELB 3P 50/20						
				[BH]	A2	予備				A2	ELB 3P 50/20						
				[BI]	A2	予備				A2	ELB 3P 50/20						
				[BJ]	A2	予備				A2	ELB 3P 50/20						
				[BK]	A2	予備				A2	ELB 3P 50/20						
				[BL]	A2	予備				A2	ELB 3P 50/20						
				[BM]	A2	予備				A2	ELB 3P 50/20						
				[BN]	A2	予備				A2	ELB 3P 50/20						
				[BO]	A2	予備				A2	ELB 3P 50/20						
				[BP]	A2	予備				A2	ELB 3P 50/20						
				[BQ]	A2	予備				A2	ELB 3P 50/20						
				[BR]	A2	予備				A2	ELB 3P 50/20						
				[BS]	A2	予備				A2	ELB 3P 50/20						
				[BT]	A2	予備				A2	ELB 3P 50/20						
				[BU]	A2	予備				A2	ELB 3P 50/20						
				[BV]	A2	予備				A2	ELB 3P 50/20						
				[BW]	A2	予備				A2	ELB 3P 50/20						
				[BX]	A2	予備				A2	ELB 3P 50/20						
				[BY]	A2	予備				A2	ELB 3P 50/20						
				[BZ]	A2	予備				A2	ELB 3P 50/20						
				[CA]	A2	予備				A2	ELB 3P 50/20						
				[CB]	A2	予備				A2	ELB 3P 50/20						
				[CC]	A2	予備				A2	ELB 3P 50/20						
				[CD]	A2	予備				A2	ELB 3P 50/20						
				[CE]	A2	予備				A2	ELB 3P 50/20						
				[CF]	A2	予備				A2	ELB 3P 50/20						
				[CG]	A2	予備				A2	ELB 3P 50/20						
				[CH]	A2	予備				A2	ELB 3P 50/20						
				[CI]	A2	予備				A2	ELB 3P 50/20						
				[CJ]	A2	予備				A2	ELB 3P 50/20						
				[CK]	A2	予備				A2	ELB 3P 50/20						
				[CL]	A2	予備				A2	ELB 3P 50/20						
				[CM]	A2	予備				A2	ELB 3P 50/20						
				[CN]	A2	予備				A2	ELB 3P 50/20						
				[CO]	A2	予備				A2	ELB 3P 50/20						
				[CP]	A2	予備				A2	ELB 3P 50/20						
				[CQ]	A2	予備				A2	ELB 3P 50/20						
				[CR]	A2	予備				A2	ELB 3P 50/20						
				[CS]	A2	予備				A2	ELB 3P 50/20						
				[CT]	A2	予備				A2	ELB 3P 50/20						
				[CU]	A2	予備				A2	ELB 3P 50/20						
				[CV]	A2	予備				A2	ELB 3P 50/20						
				[CW]	A2	予備				A2	ELB 3P 50/20						
				[CX]	A2	予備				A2	ELB 3P 50/20						
				[CY]	A2	予備				A2	ELB 3P 50/20						
				[CZ]	A2	予備				A2	ELB 3P 50/20						
				[DA]	A2	予備				A2	ELB 3P 50/20						
				[DB]	A2	予備				A2	ELB 3P 50/20						
				[DC]	A2	予備				A2	ELB 3P 50/20						
				[DD]	A2	予備				A2	ELB 3P 50/20						
				[DE]	A2	予備				A2	ELB 3P 50/20						
				[DF]	A2	予備				A2	ELB 3P 50/20						
				[DG]	A2	予備				A2	ELB 3P 50/20						
				[DH]	A2	予備				A2	ELB 3P 50/20						
				[DI]	A2	予備				A2	ELB 3P 50/20						
				[DJ]	A2	予備				A2	ELB 3P 50/20						
				[DK]	A2	予備				A2	ELB 3P 50/20						
				[DL]	A2	予備				A2	ELB 3P 50/20						
				[DM]	A2	予備				A2	ELB 3P 50/20						
				[DN]	A2	予備				A2	ELB 3P 50/20						
				[DO]	A2	予備				A2	ELB 3P 50/20						
				[DP]	A2												

特 記 事 項										分電盤名称 (盤仕様) 幹線記号	結 線 図	回 路 記 号	通 断 器 記 号	負 荷 容 量 (V A)	負 荷 名 称	備 考
材 質	形 状	構 造 1	構 造 2	塗 装												
記号	仕 様	記号	仕 様	記号	仕 様	記号	仕 様	記号	仕 様	照 明	コンセント	その他				
A1 A2 A3	スチール ステンレス 合成樹脂	B1 B2 C1 C2	露 出 埋 込 自 立 壁 掛	D1 D2 D3 D4 D5 D6	標 準 埋 込 防 火 耐 火 耐 熱 (一 種) 耐 熱 (二 種)	E1 E2 E3 F1 F2 F3 F4	新 曲 ビス 止 外 露 付、中露付 外 露 付、中露付 外 露 付、中露付 外 露 付、中露付	G1 G2 G3 G4	換 付 (標準) 換 付 (指定) 換 付 換 付							
① ② ③ ④	AC 100V AC 200V DC 100V リレー回路	配線用遮断器 記号	M1 M2 M3 M4 M5 E2 E3 E5 R1 R2	MCB 1P50/20 MCB 2P50/20 MCB 2P50/30 MCB 2P50/50 ELB 2P50/20 ELB 2P50/30 ELB 2P50/50 R-MCB 1P R-MCB 2P		A1 C2 D1 F1 G2 2682 VA 1φ 電圧 フル2線式 リモコンスイッチ 4L										
回路方式	記号	回 路 図				備 考										
標準回路	A															
PBS兼作回路	B					MC: 電磁接触器										
遠方兼作回路	C					COS: 手元/遠方切替										
タイマー回路 (接点利用型)	D															
タイマー回路 (MC利用型)	E															
自動点滅回路	F					COS: 手元/自動切替										
リモコンリレー 回 路	G					RR: リモコンリレー 1P20A RT: リモコンランス 2P20A										
リモコンランス 回 路	H															
自動点滅 タイマー兼用	I															
リモコン B 回 路	J															
フル2線リモコン 回 路	K															
注	1. 特記なきELBの定格感度電流及び動作時間は、30mA 0.1・0.3秒切替型とする。 2. 直角形分電盤の仕様は、「防火設備の電線と配線に関する」JEC A1032による。 3. 非常照明回路、暗灯回路、自動火災報知設備回路及び非常放送設備用回路等の電線として、配線用遮断器にはその旨を赤字で明記し、開閉防止装置を設ける。 4. 図は、デジタル表示とする。(パルス発信式) 5. タイマーは過渡型ソーラータイマー(停電補償付)とする。(TB252201型) 6. 照明回路は、多重伝送式とする。 7. 屋外設置分電盤は、SUS製とする。 8. 非常時は、インターロック機能付とする。 9. 電灯盤の主幹開閉器は、中性線欠相保護機能付とする。 10. 非常照明用開閉器は、負荷名称赤字記入とする。															
配	ED(ELCB)															






変更後

特記事項		北九州市建設局神嶽川旦過地区整備室	建築 B R	構造 S R	電気 E R	担当 R					工事名	旦過地区立体地塊建築物新築工事	工事年度	R6(2024)	作成年月	令和 6年 3月
		設計事務所	株式会社大建設計 九州事務所 福岡県知事登録 第1-11526号 一級建築士登録 第 320873 号 植田 瑞穂	法適合確認者	設備設計一級建築士登録 第 4262 号 植田 瑞穂						図面名	電灯分電盤結線図（４）	縮尺	1/600 (A3) 1/900 (A2)	図面番号	E-18

特 記 事 項										分電盤名称 (盤仕様) 幹線記号	結 線 図	回 路 記 号	断 路 記 号	付 属 回 路 記 号	負 荷 容 量 (V A)		負 荷 名 称	分電盤名称 (盤仕様) 幹線記号	結 線 図	回 路 記 号	断 路 記 号	付 属 回 路 記 号	負 荷 容 量 (V A)		負 荷 名 称																																																																																																																																																																																																																																																																																																																																																																																																																																																																																
盤 仕 様	材 質		形 状		構 造 1		構 造 2		塗 装 様						明 コ ン セ ン ト	そ の 他							明 コ ン セ ン ト	そ の 他			明 コ ン セ ン ト	そ の 他	明 コ ン セ ン ト	そ の 他	明 コ ン セ ン ト	そ の 他	明 コ ン セ ン ト	そ の 他																																																																																																																																																																																																																																																																																																																																																																																																																																																																							
	記号	仕 様	記号	仕 様	記号	仕 様	記号	仕 様		記号	仕 様	記号	仕 様	記号			仕 様	記号	仕 様	記号	仕 様	記号			仕 様	記号									仕 様	記号	仕 様																																																																																																																																																																																																																																																																																																																																																																																																																																																																				
盤 仕 様	A1 A2 A3	スチール ステンレス 合成樹脂	B1 B2 C1 C2	出 立 自 理	D1 D2 D3 D4 D5 D6	標 準 防 火 耐 熱 (一 種) 耐 熱 (二 種)	E1 E2 F1 F2 F3 F4	新 曲 止 止 内 断 行、中 断 行 外 断 行、中 断 行 外 断 行、中 断 行	G1 G2 G3 G4	換 行 (標準) 換 行 (指定) 断 行 断 行	1階店舗電灯幹線 (15) CV-T200sq 60000 VA 1φ	A1 C1 D1 F1 G2	MCCB 3P 400/300 × W	タナント電灯	2LP-1 (店舗) (17) (18) (19)	MCCB 3P 400/300 × W	6000 60000 40000																																																																																																																																																																																																																																																																																																																																																																																																																																																																																								

   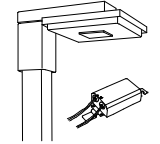 B1	1Dシリーズ直付40形 Dスタイル W150	B2	1Dシリーズ直付40形 Dスタイル W150	B3	ベースライト sBシリーズ高光束タイプ	D1	ダウンライト 150形	D2	ダウンライト 350形	D4	ダウンライト 200形
	 一般タイプ、5200lmタイプ 消費電力43W、1W、光束出力型、電圧100~242V 光束：全光束（白色光束） ライトバー（カバー）：ポリカーボネート（乳白） 光源部40000時間（光束維持率85%） 光束色：3500K、Ra83 電源部はライトバー側に内蔵	 一般タイプ、5200lmタイプ 消費電力31W、5W、光束出力型、電圧100~242V 光束：全光束（白色光束） ライトバー（カバー）：ポリカーボネート（乳白） 光源部40000時間（光束維持率85%） 光束色：3500K、Ra83 電源部はライトバー側に内蔵	 LED内蔵、電源ユニット内蔵、一般タイプ 100V駆動ダクト取付型、L1200タイプ 光束色：全光束（白色光束） 3000K、Ra83 器具光束4301lm、消費電力30W、電圧100V 光束：アルミ（ホワイト） カバー：ポリカーボネート（乳白）	 LED内蔵クワソア（ひとね）タイプ、電源ユニット内蔵 3000K、Ra85、照射タイプ、一般タイプ 光束色：全光束（白色光束） 器具光束1590lm、消費電力11.6W、電圧100~242V 照射部（上部）：プラスチック（ホワイト） 照射部（下部）：アルミ（ホワイト） 光束：全光束（ホワイト） 光束色：全光束（ホワイト） 光束：全光束（ホワイト）	 LED内蔵クワソア（ひとね）タイプ、電源ユニット内蔵、一般タイプ 照射タイプ（照射5%~100%）、光束色：全光束（白色光束） 器具光束1590lm、消費電力11.6W、電圧100~242V 照射部（上部）：プラスチック（ホワイト） 照射部（下部）：アルミ（ホワイト） 光束：全光束（ホワイト） 光束色：全光束（ホワイト） 光束：全光束（ホワイト）	 LED内蔵クワソア（ひとね）タイプ、電源ユニット内蔵 3000K、Ra85、照射タイプ、一般タイプ 光束色：全光束（白色光束） 器具光束1590lm、消費電力11.5W、電圧100~242V 照射部（上部）：プラスチック（ホワイト） 照射部（下部）：アルミ（ホワイト） 光束：全光束（ホワイト） 光束色：全光束（ホワイト） 光束：全光束（ホワイト）					
D5	ダウンライト 60形	D6	シーリングライト 100型	D7	ダウンライト 150	D1a	LEDシーレス建築部材照明 C-S11m	D1b	LEDシーレス建築部材照明 C-S11m	D1c	LEDシーレス建築部材照明 C-S11m
	 LED内蔵クワソア（ひとね）タイプ、電源ユニット内蔵 光束色：全光束（白色光束） 器具光束1590lm、消費電力11.6W、電圧100~242V 照射部（上部）：プラスチック（ホワイト） 照射部（下部）：アルミ（ホワイト） 光束：全光束（ホワイト） 光束色：全光束（ホワイト） 光束：全光束（ホワイト）	 LED内蔵クワソア（ひとね）タイプ、電源ユニット内蔵、天井直付型 光束色：全光束（白色光束） 器具光束1590lm、消費電力11.6W、電圧100~242V 照射部（上部）：プラスチック（ホワイト） 照射部（下部）：アルミ（ホワイト） 光束：全光束（ホワイト） 光束色：全光束（ホワイト） 光束：全光束（ホワイト）	 LED内蔵クワソア（ひとね）タイプ、電源ユニット内蔵、天井直付型 光束色：全光束（白色光束） 器具光束1590lm、消費電力11.6W、電圧100~242V 照射部（上部）：プラスチック（ホワイト） 照射部（下部）：アルミ（ホワイト） 光束：全光束（ホワイト） 光束色：全光束（ホワイト） 光束：全光束（ホワイト）	 基本器具（電源部・接続コネクタ付）、L1200タイプ 消費電力12W、光束出力型、電圧100V 3500K、Ra83 器具光束4000時間（光束維持率85%） 光束：プラスチック（ホワイト） カバー：ポリカーボネート（乳白）	 基本器具（電源部・接続コネクタ付）、L900タイプ 消費電力10W、光束出力型、電圧100V 3500K、Ra83 器具光束4000時間（光束維持率85%） 光束：プラスチック（ホワイト） カバー：ポリカーボネート（乳白）	 基本器具（電源部・接続コネクタ付）、L600タイプ 消費電力6.5W、光束出力型、電圧100V 3500K、Ra83 器具光束4000時間（光束維持率85%） 光束：プラスチック（ホワイト） カバー：ポリカーボネート（乳白）					
WB1	1Dシリーズ直付40形 Dスタイル 防塵型・防雨型 W150	WB2	1Dシリーズ直付40形 Dスタイル 防塵型・防雨型 W230	WC1	LDL40WX1 ウォールライト	WC2	LEDブラケット 20形直管蛍光灯1灯器具相当	WC3	絶灯 防塵型	WC4	LDLs200（870タイプ）
	 一般タイプ、5200lmタイプ 消費電力32W、5W、光束出力型、電圧100~242V 光束：全光束（白色光束） ライトバー（カバー）：ポリカーボネート（乳白） 光源部40000時間（光束維持率85%） 光束色：3500K、Ra83 電源部はライトバー側に内蔵	 一般タイプ、4000lmタイプ 消費電力22W、7W、光束出力型、電圧100~242V 光束：全光束（白色光束） ライトバー（カバー）：ポリカーボネート（乳白） 光源部40000時間（光束維持率85%） 光束色：3500K、Ra83 電源部はライトバー側に内蔵	 防塵・防雨型 光束：全光束（白色光束） 器具光束1590lm、消費電力11.6W、電圧100~242V 照射部（上部）：プラスチック（ホワイト） 照射部（下部）：アルミ（ホワイト） 光束：全光束（ホワイト） 光束色：全光束（ホワイト） 光束：全光束（ホワイト）	 器具光束1590lm、消費電力11.6W、電圧100~242V 照射部（上部）：プラスチック（ホワイト） 照射部（下部）：アルミ（ホワイト） 光束：全光束（ホワイト） 光束色：全光束（ホワイト） 光束：全光束（ホワイト）	 LED内蔵、電源ユニット内蔵 防塵・防雨型 光束色：全光束（白色光束） 器具光束1590lm、消費電力11.6W、電圧100~242V 照射部（上部）：プラスチック（ホワイト） 照射部（下部）：アルミ（ホワイト） 光束：全光束（ホワイト） 光束色：全光束（ホワイト） 光束：全光束（ホワイト）	 LED内蔵、電源ユニット内蔵、調光不可 光束色：全光束（白色光束） 器具光束1590lm、消費電力11.5W、電圧100/200V 照射部（上部）：プラスチック（ホワイト） 照射部（下部）：アルミ（ホワイト） 光束：全光束（ホワイト） 光束色：全光束（ホワイト） 光束：全光束（ホワイト）					
WD1	ユニバーサルダウンライト 500形	WPL1	街路灯 水銀灯100形相当	WPL2	LED投光器 水銀灯250形相当						
	 LED内蔵クワソア（ひとね）タイプ、一般タイプ 光束色：全光束（白色光束） 器具光束1590lm、消費電力11.6W、電圧100~242V 照射部（上部）：プラスチック（ホワイト） 照射部（下部）：アルミ（ホワイト） 光束：全光束（ホワイト） 光束色：全光束（ホワイト） 光束：全光束（ホワイト）	 LED内蔵、電源ユニット内蔵、リニューアブル 光束色：全光束（白色光束） 器具光束1590lm、消費電力11.6W、電圧100~242V 照射部（上部）：プラスチック（ホワイト） 照射部（下部）：アルミ（ホワイト） 光束：全光束（ホワイト） 光束色：全光束（ホワイト） 光束：全光束（ホワイト）	 電源内蔵型、広角タイプ 光束色：全光束（白色光束） 器具光束1590lm、消費電力11.6W、電圧100~242V 照射部（上部）：プラスチック（ホワイト） 照射部（下部）：アルミ（ホワイト） 光束：全光束（ホワイト） 光束色：全光束（ホワイト） 光束：全光束（ホワイト）								

     ※消費電力はJIS C 8105-30
試験方法による。

KB1 一体型階段灯 スリムタイプ40形		a9 非常灯専用型リモコン自己点検機能付	a30 LED非常灯専用型リモコン自己点検機能付	b30 LED非常灯専用型リモコン自己点検機能付	a1 3WP LED非常灯専用型リモコン自己点検機能付	a30WP LED非常灯専用型リモコン自己点検機能付																																																																																																																																																																																																																																																																		
JIS C8105-3  φ100最大寸法(〜3m)、30分間タイプ LED内蔵、非常時・非常灯用LED点灯/常時消灯 非常灯許容電圧:LAL E=0.15 本体:樹脂(自己点検)、レンズ:ガラス 遮光型:ニット(カバー)、カバー:樹脂(サーマルカット付/消し止上止) 電圧:100〜242V対応、警報用:ニッケル水素電池 消費電力:1.00W(最大消費電力) 60/60Hz 自己点検機能付、リモコン:FSK90910K(別売) <table><tr><th colspan="2">保守率:0.92</th><th colspan="5">K0185274</th></tr><tr><th>器具取付高さ</th><th>1.0m</th><th>1.5m</th><th>2.0m</th><th>2.5m</th><th>3.0m</th><th>4.0m</th><th>5.0m</th></tr><tr><td>器具取付高さ</td><td>21x21</td><td>5.4</td><td>6.4</td><td>7.1</td><td>7.8</td><td>8.4</td><td>9.1</td></tr><tr><td>器具取付高さ</td><td>11x11</td><td>6.7</td><td>8.0</td><td>9.0</td><td>9.9</td><td>10.6</td><td>11.8</td></tr><tr><td>器具取付高さ</td><td>21x21</td><td>5.2</td><td>6.3</td><td>7.2</td><td>7.9</td><td>8.4</td><td>9.0</td></tr><tr><td>器具取付高さ</td><td>11x11</td><td>6.7</td><td>7.9</td><td>8.9</td><td>9.7</td><td>10.5</td><td>11.7</td></tr><tr><td>器具取付高さ</td><td>21x21</td><td>4.6</td><td>5.8</td><td>6.8</td><td>7.7</td><td>8.3</td><td>9.0</td></tr><tr><td>器具取付高さ</td><td>11x11</td><td>6.4</td><td>7.7</td><td>8.7</td><td>9.6</td><td>10.4</td><td>11.7</td></tr></table>		保守率:0.92		K0185274					器具取付高さ	1.0m	1.5m	2.0m	2.5m	3.0m	4.0m	5.0m	器具取付高さ	21x21	5.4	6.4	7.1	7.8	8.4	9.1	器具取付高さ	11x11	6.7	8.0	9.0	9.9	10.6	11.8	器具取付高さ	21x21	5.2	6.3	7.2	7.9	8.4	9.0	器具取付高さ	11x11	6.7	7.9	8.9	9.7	10.5	11.7	器具取付高さ	21x21	4.6	5.8	6.8	7.7	8.3	9.0	器具取付高さ	11x11	6.4	7.7	8.7	9.6	10.4	11.7	JIS C8105-3  φ100最大寸法(〜3m)、30分間タイプ LED内蔵、非常時・非常灯用LED点灯/常時消灯 非常灯許容電圧:LAL E=0.04 レンズ:ガラス、カバー:樹脂(サーマルカット付/消し止上止) 電圧:100〜242V、警報用:ニッケル水素電池 消費電力:1.00W(最大消費電力) 60/60Hz 自己点検機能付、リモコン:FSK90910K(別売) <table><tr><th colspan="2">保守率:0.92</th><th colspan="5">K0143779</th></tr><tr><th>器具取付高さ</th><th>2.0m</th><th>2.4m</th><th>2.6m</th><th>3.0m</th><th>4.0m</th><th>5.0m</th><th>6.0m</th></tr><tr><td>器具取付高さ</td><td>A1</td><td>3.8</td><td>4.0</td><td>4.0</td><td>2.8</td><td></td><td></td></tr><tr><td>器具取付高さ</td><td>A2</td><td>8.5</td><td>9.4</td><td>9.9</td><td>10.1</td><td></td><td></td></tr><tr><td>器具取付高さ</td><td>A4</td><td>6.9</td><td>7.6</td><td>8.1</td><td>8.9</td><td></td><td></td></tr></table>	保守率:0.92		K0143779					器具取付高さ	2.0m	2.4m	2.6m	3.0m	4.0m	5.0m	6.0m	器具取付高さ	A1	3.8	4.0	4.0	2.8			器具取付高さ	A2	8.5	9.4	9.9	10.1			器具取付高さ	A4	6.9	7.6	8.1	8.9			JIS C8105-3  φ100最大寸法(〜3m)、30分間タイプ LED内蔵、非常時・非常灯用LED点灯/常時消灯 非常灯許容電圧:LAL E=0.06 レンズ:ガラス、カバー:樹脂(サーマルカット付/消し止上止) 電圧:100〜242V、警報用:ニッケル水素電池 消費電力:1.00W(最大消費電力) 60/60Hz 自己点検機能付、リモコン:FSK90910K(別売) <table><tr><th colspan="2">保守率:0.92</th><th colspan="5">K0143775</th></tr><tr><th>器具取付高さ</th><th>2.0m</th><th>2.4m</th><th>2.6m</th><th>3.0m</th><th>4.0m</th><th>5.0m</th><th>6.0m</th></tr><tr><td>器具取付高さ</td><td>A1</td><td>5.4</td><td>5.9</td><td>6.3</td><td>6.9</td><td>7.9</td><td>8.7</td></tr><tr><td>器具取付高さ</td><td>A2</td><td>11.3</td><td>12.7</td><td>13.5</td><td>15.2</td><td>18.6</td><td>21.0</td></tr><tr><td>器具取付高さ</td><td>A4</td><td>8.5</td><td>9.6</td><td>10.2</td><td>11.6</td><td>14.6</td><td>17.2</td></tr></table>	保守率:0.92		K0143775					器具取付高さ	2.0m	2.4m	2.6m	3.0m	4.0m	5.0m	6.0m	器具取付高さ	A1	5.4	5.9	6.3	6.9	7.9	8.7	器具取付高さ	A2	11.3	12.7	13.5	15.2	18.6	21.0	器具取付高さ	A4	8.5	9.6	10.2	11.6	14.6	17.2	JIS C8105-3  φ100最大寸法(〜3m)、30分間タイプ LED内蔵、非常時・非常灯用LED点灯/常時消灯 非常灯許容電圧:LAL E=0.08 レンズ:ガラス、カバー:樹脂(サーマルカット付/消し止上止) 電圧:100〜242V、警報用:ニッケル水素電池 消費電力:1.00W(最大消費電力) 60/60Hz 自己点検機能付、リモコン:FSK90910K(別売) <table><tr><th colspan="2">保守率:0.92</th><th colspan="5">K0143775</th></tr><tr><th>器具取付高さ</th><th>2.0m</th><th>2.4m</th><th>2.6m</th><th>3.0m</th><th>4.0m</th><th>5.0m</th><th>6.0m</th></tr><tr><td>器具取付高さ</td><td>A1</td><td>5.4</td><td>5.9</td><td>6.3</td><td>6.9</td><td>7.9</td><td>8.7</td></tr><tr><td>器具取付高さ</td><td>A2</td><td>11.3</td><td>12.7</td><td>13.5</td><td>15.2</td><td>18.6</td><td>21.0</td></tr><tr><td>器具取付高さ</td><td>A4</td><td>8.5</td><td>9.6</td><td>10.2</td><td>11.6</td><td>14.6</td><td>17.2</td></tr></table>	保守率:0.92		K0143775					器具取付高さ	2.0m	2.4m	2.6m	3.0m	4.0m	5.0m	6.0m	器具取付高さ	A1	5.4	5.9	6.3	6.9	7.9	8.7	器具取付高さ	A2	11.3	12.7	13.5	15.2	18.6	21.0	器具取付高さ	A4	8.5	9.6	10.2	11.6	14.6	17.2	JIS C8105-3  φ100最大寸法(〜3m)、30分間タイプ LED内蔵、非常時・非常灯用LED点灯/常時消灯 非常灯許容電圧:LAL E=0.07 レンズ:ガラス、カバー:樹脂(サーマルカット付/消し止上止) 電圧:100〜242V、警報用:ニッケル水素電池 消費電力:1.00W(最大消費電力) 60/60Hz 自己点検機能付、リモコン:FSK90910K(別売) <table><tr><th colspan="2">保守率:0.92</th><th colspan="5">K0148594</th></tr><tr><th>器具取付高さ</th><th>2.0m</th><th>2.4m</th><th>2.6m</th><th>3.0m</th><th>4.0m</th><th>5.0m</th><th>6.0m</th></tr><tr><td>器具取付高さ</td><td>A1</td><td>4.3</td><td>4.5</td><td>4.6</td><td>4.7</td><td>3.7</td><td></td></tr><tr><td>器具取付高さ</td><td>A2</td><td>9.3</td><td>10.4</td><td>10.9</td><td>11.9</td><td>12.9</td><td></td></tr><tr><td>器具取付高さ</td><td>A4</td><td>7.5</td><td>8.2</td><td>8.7</td><td>9.7</td><td>11.7</td><td></td></tr></table>	保守率:0.92		K0148594					器具取付高さ	2.0m	2.4m	2.6m	3.0m	4.0m	5.0m	6.0m	器具取付高さ	A1	4.3	4.5	4.6	4.7	3.7		器具取付高さ	A2	9.3	10.4	10.9	11.9	12.9		器具取付高さ	A4	7.5	8.2	8.7	9.7	11.7		JIS C8105-3  φ150最大寸法(〜3m)、30分間タイプ LED内蔵、非常時・非常灯用LED点灯/常時消灯 非常灯許容電圧:LAL E=0.08 レンズ:ガラス、カバー:樹脂(サーマルカット付/消し止上止) 電圧:100〜242V、警報用:ニッケル水素電池 消費電力:1.00W(最大消費電力) 60/60Hz 自己点検機能付、リモコン:FSK90910K(別売) <table><tr><th colspan="2">保守率:0.92</th><th colspan="5">K0148595</th></tr><tr><th>器具取付高さ</th><th>2.0m</th><th>2.4m</th><th>2.6m</th><th>3.0m</th><th>4.0m</th><th>5.0m</th><th>6.0m</th></tr><tr><td>器具取付高さ</td><td>A1</td><td>7.2</td><td>7.0</td><td>6.6</td><td>6.1</td><td>5.3</td><td></td></tr><tr><td>器具取付高さ</td><td>A2</td><td>17.3</td><td>19.2</td><td>20.4</td><td>19.9</td><td>18.9</td><td></td></tr><tr><td>器具取付高さ</td><td>A4</td><td>14.1</td><td>16.3</td><td>18.0</td><td>19.2</td><td>18.9</td><td></td></tr></table>	保守率:0.92		K0148595					器具取付高さ	2.0m	2.4m	2.6m	3.0m	4.0m	5.0m	6.0m	器具取付高さ	A1	7.2	7.0	6.6	6.1	5.3		器具取付高さ	A2	17.3	19.2	20.4	19.9	18.9		器具取付高さ	A4	14.1	16.3	18.0	19.2	18.9	
保守率:0.92		K0185274																																																																																																																																																																																																																																																																						
器具取付高さ	1.0m	1.5m	2.0m	2.5m	3.0m	4.0m	5.0m																																																																																																																																																																																																																																																																	
器具取付高さ	21x21	5.4	6.4	7.1	7.8	8.4	9.1																																																																																																																																																																																																																																																																	
器具取付高さ	11x11	6.7	8.0	9.0	9.9	10.6	11.8																																																																																																																																																																																																																																																																	
器具取付高さ	21x21	5.2	6.3	7.2	7.9	8.4	9.0																																																																																																																																																																																																																																																																	
器具取付高さ	11x11	6.7	7.9	8.9	9.7	10.5	11.7																																																																																																																																																																																																																																																																	
器具取付高さ	21x21	4.6	5.8	6.8	7.7	8.3	9.0																																																																																																																																																																																																																																																																	
器具取付高さ	11x11	6.4	7.7	8.7	9.6	10.4	11.7																																																																																																																																																																																																																																																																	
保守率:0.92		K0143779																																																																																																																																																																																																																																																																						
器具取付高さ	2.0m	2.4m	2.6m	3.0m	4.0m	5.0m	6.0m																																																																																																																																																																																																																																																																	
器具取付高さ	A1	3.8	4.0	4.0	2.8																																																																																																																																																																																																																																																																			
器具取付高さ	A2	8.5	9.4	9.9	10.1																																																																																																																																																																																																																																																																			
器具取付高さ	A4	6.9	7.6	8.1	8.9																																																																																																																																																																																																																																																																			
保守率:0.92		K0143775																																																																																																																																																																																																																																																																						
器具取付高さ	2.0m	2.4m	2.6m	3.0m	4.0m	5.0m	6.0m																																																																																																																																																																																																																																																																	
器具取付高さ	A1	5.4	5.9	6.3	6.9	7.9	8.7																																																																																																																																																																																																																																																																	
器具取付高さ	A2	11.3	12.7	13.5	15.2	18.6	21.0																																																																																																																																																																																																																																																																	
器具取付高さ	A4	8.5	9.6	10.2	11.6	14.6	17.2																																																																																																																																																																																																																																																																	
保守率:0.92		K0143775																																																																																																																																																																																																																																																																						
器具取付高さ	2.0m	2.4m	2.6m	3.0m	4.0m	5.0m	6.0m																																																																																																																																																																																																																																																																	
器具取付高さ	A1	5.4	5.9	6.3	6.9	7.9	8.7																																																																																																																																																																																																																																																																	
器具取付高さ	A2	11.3	12.7	13.5	15.2	18.6	21.0																																																																																																																																																																																																																																																																	
器具取付高さ	A4	8.5	9.6	10.2	11.6	14.6	17.2																																																																																																																																																																																																																																																																	
保守率:0.92		K0148594																																																																																																																																																																																																																																																																						
器具取付高さ	2.0m	2.4m	2.6m	3.0m	4.0m	5.0m	6.0m																																																																																																																																																																																																																																																																	
器具取付高さ	A1	4.3	4.5	4.6	4.7	3.7																																																																																																																																																																																																																																																																		
器具取付高さ	A2	9.3	10.4	10.9	11.9	12.9																																																																																																																																																																																																																																																																		
器具取付高さ	A4	7.5	8.2	8.7	9.7	11.7																																																																																																																																																																																																																																																																		
保守率:0.92		K0148595																																																																																																																																																																																																																																																																						
器具取付高さ	2.0m	2.4m	2.6m	3.0m	4.0m	5.0m	6.0m																																																																																																																																																																																																																																																																	
器具取付高さ	A1	7.2	7.0	6.6	6.1	5.3																																																																																																																																																																																																																																																																		
器具取付高さ	A2	17.3	19.2	20.4	19.9	18.9																																																																																																																																																																																																																																																																		
器具取付高さ	A4	14.1	16.3	18.0	19.2	18.9																																																																																																																																																																																																																																																																		
b1 3WP LED非常灯専用型リモコン自己点検機能付		YBF LED B級・B.H形 橋形音点滅型遮光口導灯片面型	YB LED B級・B.H形 遮光口導灯片面型	YBa LED B級・B.H形 遮光導灯片面型	YBb LED B級・B.H形 遮光導灯片面型	YBab LED B級・B.H形 遮光導灯両面型																																																																																																																																																																																																																																																																		
JIS C8105-3  φ100最大寸法(〜3m)、30分間タイプ LED内蔵、非常時・非常灯用LED点灯/常時消灯 非常灯許容電圧:LAL E=0.07 レンズ:ガラス、カバー:樹脂(サーマルカット付/消し止上止) 電圧:100〜242V、警報用:ニッケル水素電池 消費電力:1.00W(最大消費電力) 60/60Hz 自己点検機能付、リモコン:FSK90910K(別売) <table><tr><th colspan="2">保守率:0.92</th><th colspan="5">K0148597</th></tr><tr><th>器具取付高さ</th><th>2.0m</th><th>2.4m</th><th>2.6m</th><th>3.0m</th><th>4.0m</th><th>5.0m</th></tr><tr><td>器具取付高さ</td><td>A1</td><td>4.2</td><td>4.5</td><td>4.6</td><td>4.7</td><td>3.7</td></tr><tr><td>器具取付高さ</td><td>A2</td><td>9.4</td><td>10.3</td><td>10.9</td><td>11.9</td><td>12.8</td></tr><tr><td>器具取付高さ</td><td>A4</td><td>7.5</td><td>8.2</td><td>8.7</td><td>9.7</td><td>11.7</td></tr></table>		保守率:0.92		K0148597					器具取付高さ	2.0m	2.4m	2.6m	3.0m	4.0m	5.0m	器具取付高さ	A1	4.2	4.5	4.6	4.7	3.7	器具取付高さ	A2	9.4	10.3	10.9	11.9	12.8	器具取付高さ	A4	7.5	8.2	8.7	9.7	11.7	JIS C8105-3  LED導灯灯コンパクトステア B級・B.H形 片面型 電圧:50/60Hz 遮光型(20分間) ニッケル水素電池 リモコン自己点検機能付 型式認定番号:AL111-3552	JIS C8105-3  LED導灯灯コンパクトステア B級・B.H形 片面型 電圧:50/60Hz 遮光型(20分間) ニッケル水素電池 リモコン自己点検機能付 型式認定番号:AL111-3211	JIS C8105-3  LED導灯灯コンパクトステア B級・B.H形 片面型 電圧:50/60Hz 遮光型(20分間) ニッケル水素電池 リモコン自己点検機能付 型式認定番号:AL111-3211	JIS C8105-3  LED導灯灯コンパクトステア B級・B.H形 片面型 電圧:50/60Hz 遮光型(20分間) ニッケル水素電池 リモコン自己点検機能付 型式認定番号:AL111-3211	JIS C8105-3  LED導灯灯コンパクトステア B級・B.H形 両面型 電圧:50/60Hz 遮光型(20分間) ニッケル水素電池 リモコン自己点検機能付 型式認定番号:AL221-3623																																																																																																																																																																																																																															
保守率:0.92		K0148597																																																																																																																																																																																																																																																																						
器具取付高さ	2.0m	2.4m	2.6m	3.0m	4.0m	5.0m																																																																																																																																																																																																																																																																		
器具取付高さ	A1	4.2	4.5	4.6	4.7	3.7																																																																																																																																																																																																																																																																		
器具取付高さ	A2	9.4	10.3	10.9	11.9	12.8																																																																																																																																																																																																																																																																		
器具取付高さ	A4	7.5	8.2	8.7	9.7	11.7																																																																																																																																																																																																																																																																		
YBbWP LED B級・B.H形 防湿型防雨型遮光導灯片面型		YBabWP LED B級・B.H形 防湿型防雨型遮光導灯両面型	遮光音点滅用(1回路用)		b30wp LED非常灯専用型リモコン自己点検機能付																																																																																																																																																																																																																																																																			
JIS C8105-3  LED導灯灯コンパクトステア B級・B.H形 片面型 天井付型(防雨型) 遮光型(20分間) ニッケル水素電池 リモコン自己点検機能付 型式認定番号:AL111-3404		JIS C8105-3  LED導灯灯コンパクトステア B級・B.H形 両面型 天井付型(防雨型) 遮光型(20分間) ニッケル水素電池 リモコン自己点検機能付 型式認定番号:AL221-3631	JIS C8105-3  信号回路用遮光型:遮光音点滅出力、点滅信号出力(DC24V合計2A) 遮光音点滅出力:1.3W(最大消費電力:67W) 遮光音点滅出力:100V 遮光音点滅出力:50/60Hz 遮光音点滅出力:1A 型式認定番号:SL1A-21	JIS C8105-3  φ100最大寸法(〜3m)、30分間タイプ LED内蔵、非常時・非常灯用LED点灯/常時消灯 非常灯許容電圧:LAL E=0.07 レンズ:ガラス、カバー:樹脂(サーマルカット付/消し止上止) 電圧:100〜242V、警報用:ニッケル水素電池 消費電力:1.00W(最大消費電力) 60/60Hz 自己点検機能付、リモコン:FSK90910K(別売)																																																																																																																																																																																																																																																																				


変更後

特記事項	2025.6.18 設計書による変更	北九州市都市整備局市嶺川旦過地区整備室	室長 係長 担当	株式会社大建設 北九州支所	工事名 旦過地区立体換地建築物新築工事	工事年度 令和7年3月
設計事務所	株式会社大建設 九州事務所 福岡県知事登録 第1-11525号	株式会社大建設 北九州支所 福岡県知事登録 第1-20050号	業務受注者	株式会社大建設 北九州支所 福岡県知事登録 第1-20050号	図面名 照明器具図面(2)	備考 1/not(A1) E-021
	一般建築士登録 第320873号 福田 瑞穂	一般建築士登録 第320873号 福田 瑞穂				




凡例	配号	名称
	2F3	VVF2.0-3C(VE22)
	2F3	VVF2.0-3C(ころがし)
	F3	VVF1.6-3C(ころがし)
	PF22	PF22
	LED照明	(盗図参照)
	LED照明	(盗図参照)
	LED照明	(盗図参照)
	LED照明	(盗図参照)
	LED照明	(盗図参照)
	位置BOX	
	露出BOX	

特記事項	北九州市都市整備局神薙川旦過地区整備室	室長 () 係長 () 担当 ()	株式会社大建設計 北九州支所	工事名 旦過地区立体換地建築物新築工事	工事年度 R6(2024)	作成年月 令和 7年 3月
	設計事務所 株式会社大建設計 北九州支所 福岡県知事登録 第1-20050号	一級建築士登録 第 320873 号 福岡 瑞穂	数値設計一級建築士登録 第 4262 号 福岡 瑞穂	図面名 電灯設備2階平面図	縮尺 1/150(A1)	図面番号 E-024
					1/300(A3)	

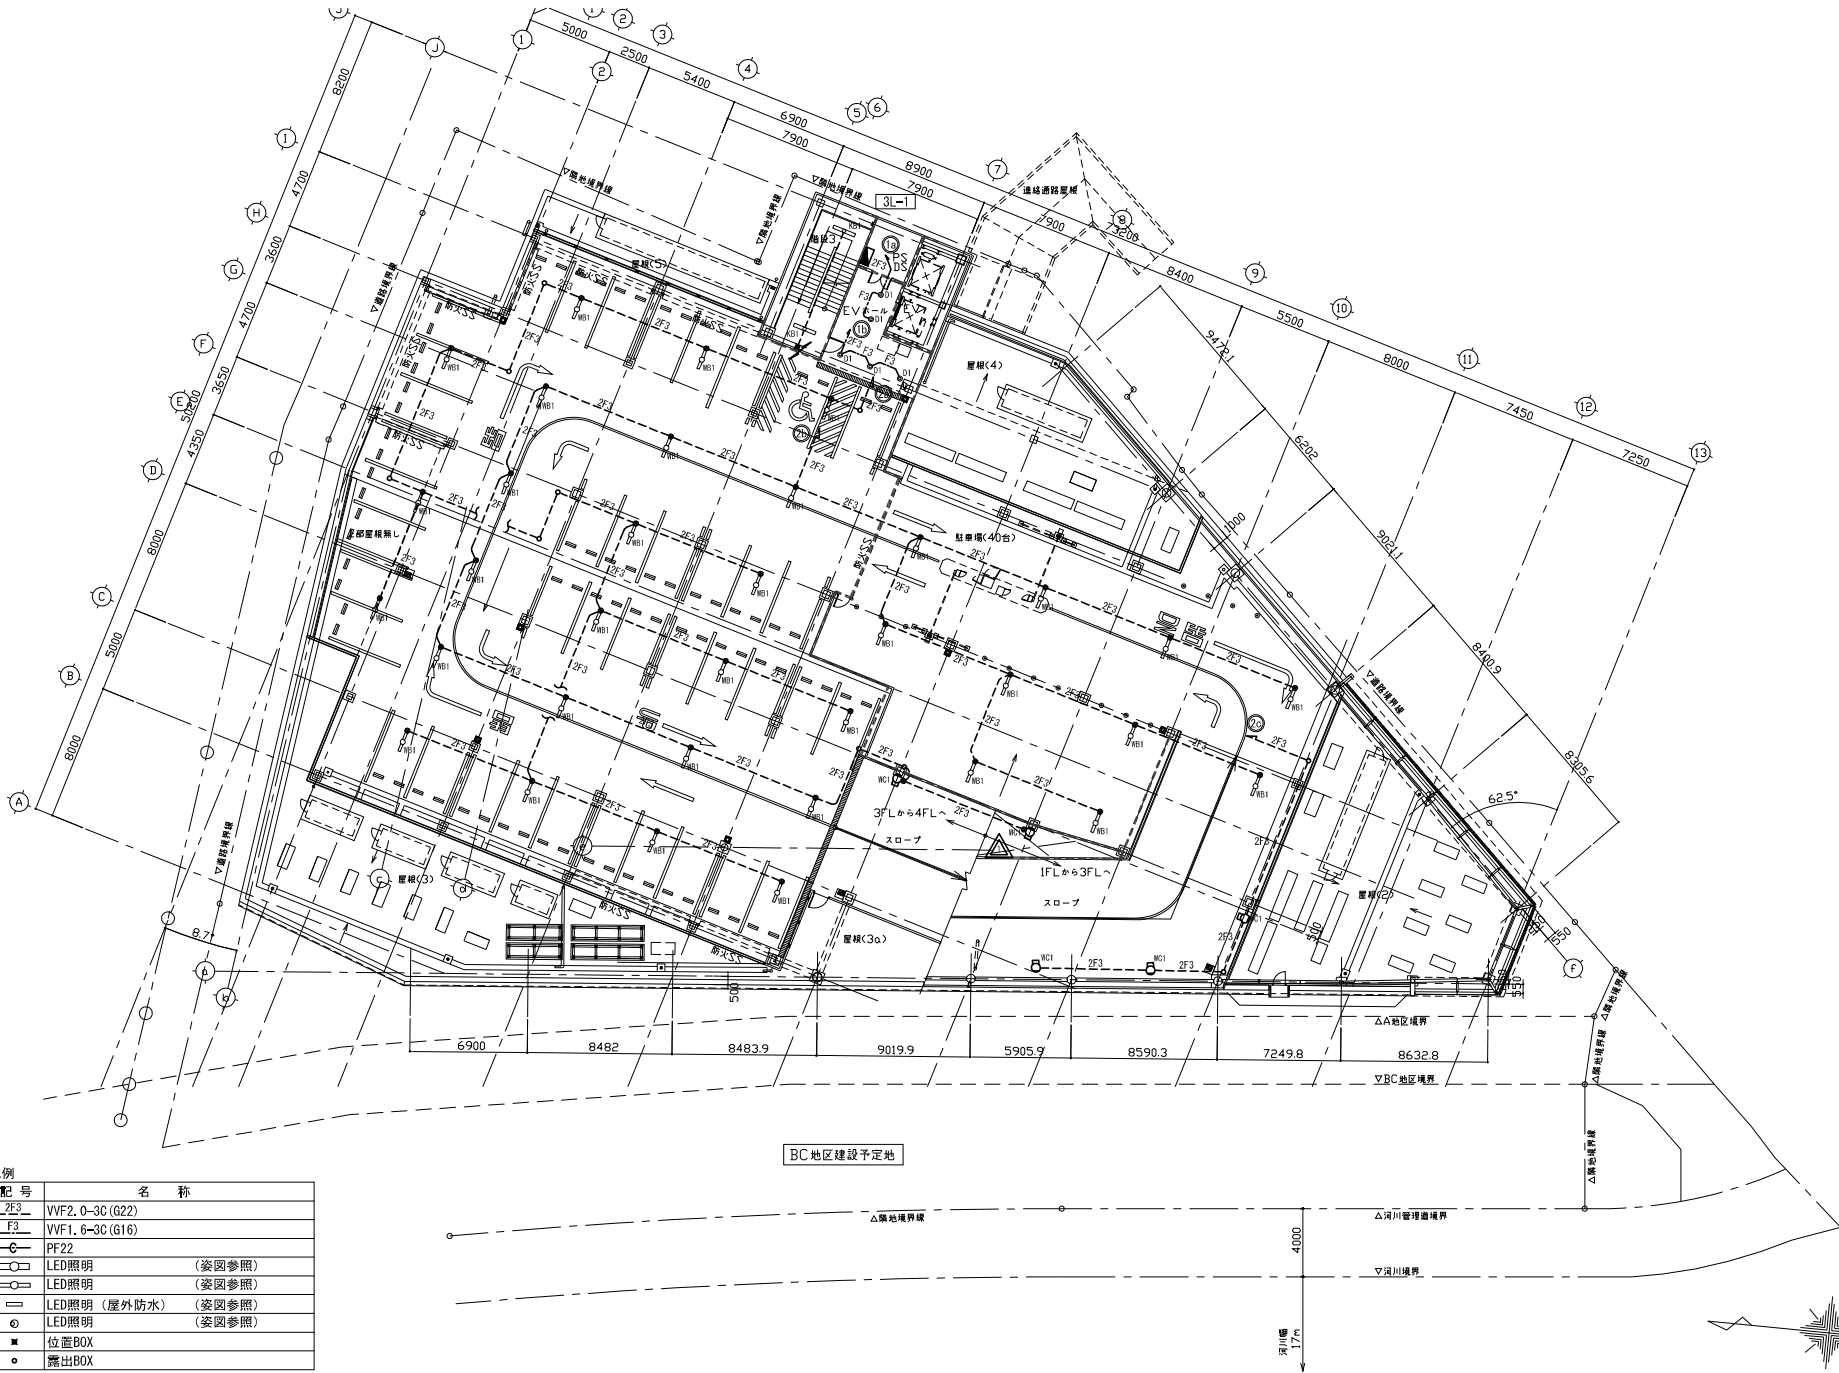

凡例	
記号	名称
2F3	VVF2.0-3C (G22)
F3	VVF1.6-3C (G16)
PF22	
LED照明	(図面参照)
LED照明	(図面参照)
LED照明	(図面参照)
LED照明	(図面参照)
位置BOX	
露出BOX	

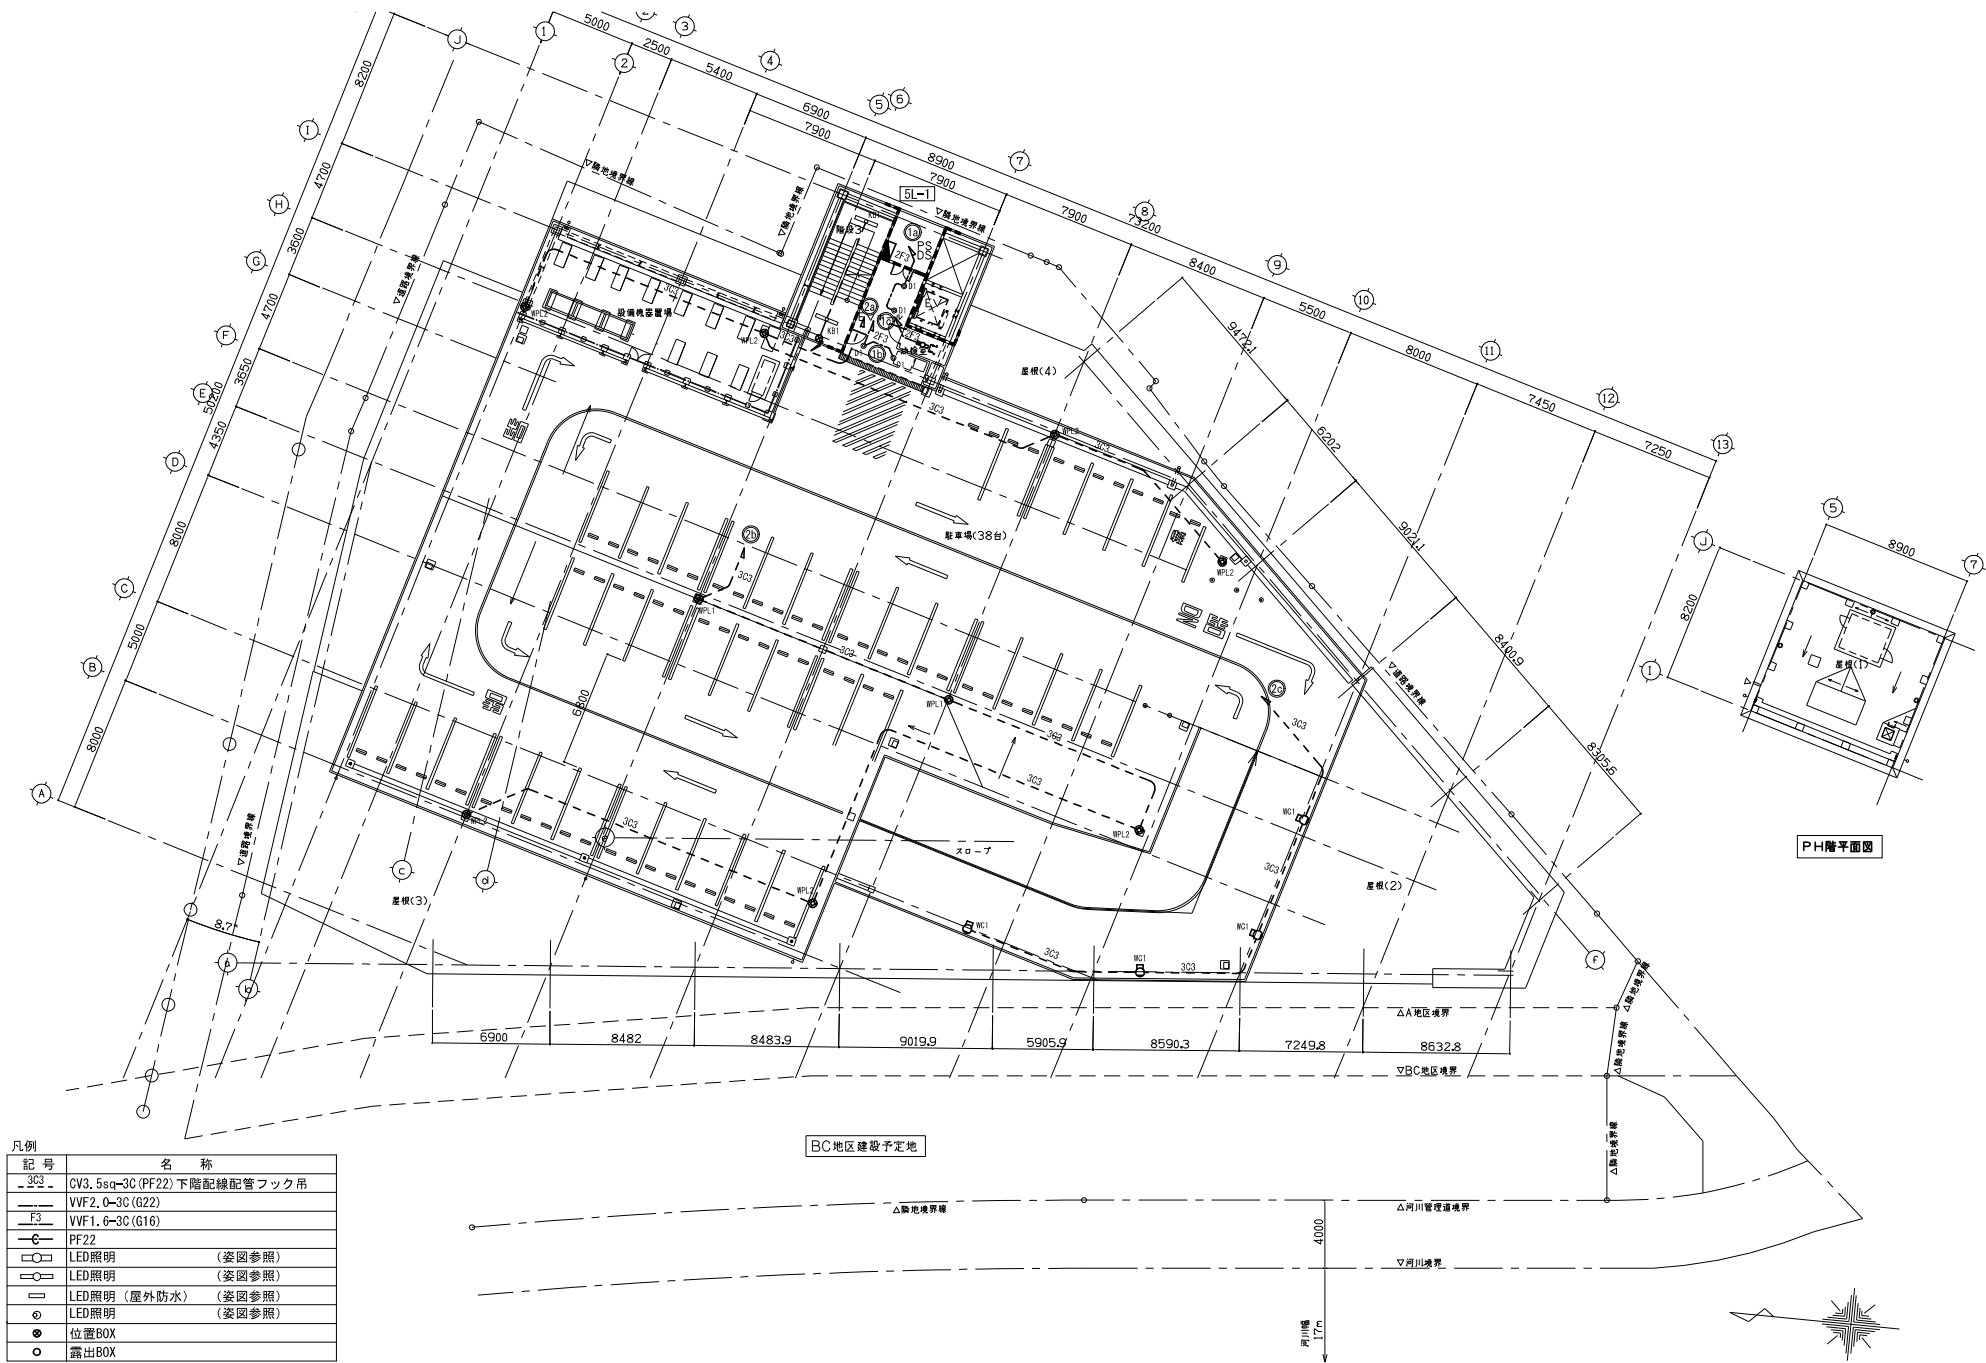


凡例	
記号	名称
3C3	CV3.5sq-3C(PF22)下階配線配管フック吊
VF2.0-3C(G22)	
VF1.6-3C(G16)	
PF22	
LED照明 (姿図参照)	
LED照明 (姿図参照)	
LED照明 (屋外防水) (姿図参照)	
LED照明 (姿図参照)	
位置BOX	
露出BOX	

特記事項	北九州市都市整備局神嶽川旦過地区整備室	室長 田中 康夫 係長 田中 康夫 担当 田中 康夫	株式会社大建設 北九州支所	工事名 旦過地区立体換地建築物新築工事	工事年度 R6(2024) 作成年月 令和7年3月
	設計事務所 株式会社大建設 北九州支所 福岡県知事登録 第1-20050号 一般建築士登録 第320673号 福田 瑞穂	設備設計一般建築士登録 第4262号 福田 瑞穂		図面名 電灯設備R階平面図	縮尺 1/150(A1) 1/300(A3) 図面番号 E-027

区画貫通処理部
防火区画貫通部・排煙区画垂れ壁貫通部は、国土交通大臣認定の
貫通処理材料にて施工とする。PS060WL-0679等品

凡例


記号	名称
VVF2.0-2C(E19)	
VVF2.0-2C(ころがし)	
HP2.0-2C(E25)	
HP2.0-2C(E25)	
赤色灯(移動式粉末消火設備用)(別途取付 但し、特記のあるものを除く)	
誘導灯(姿図参照)	
非常照明(姿図参照)	
露出BOX	

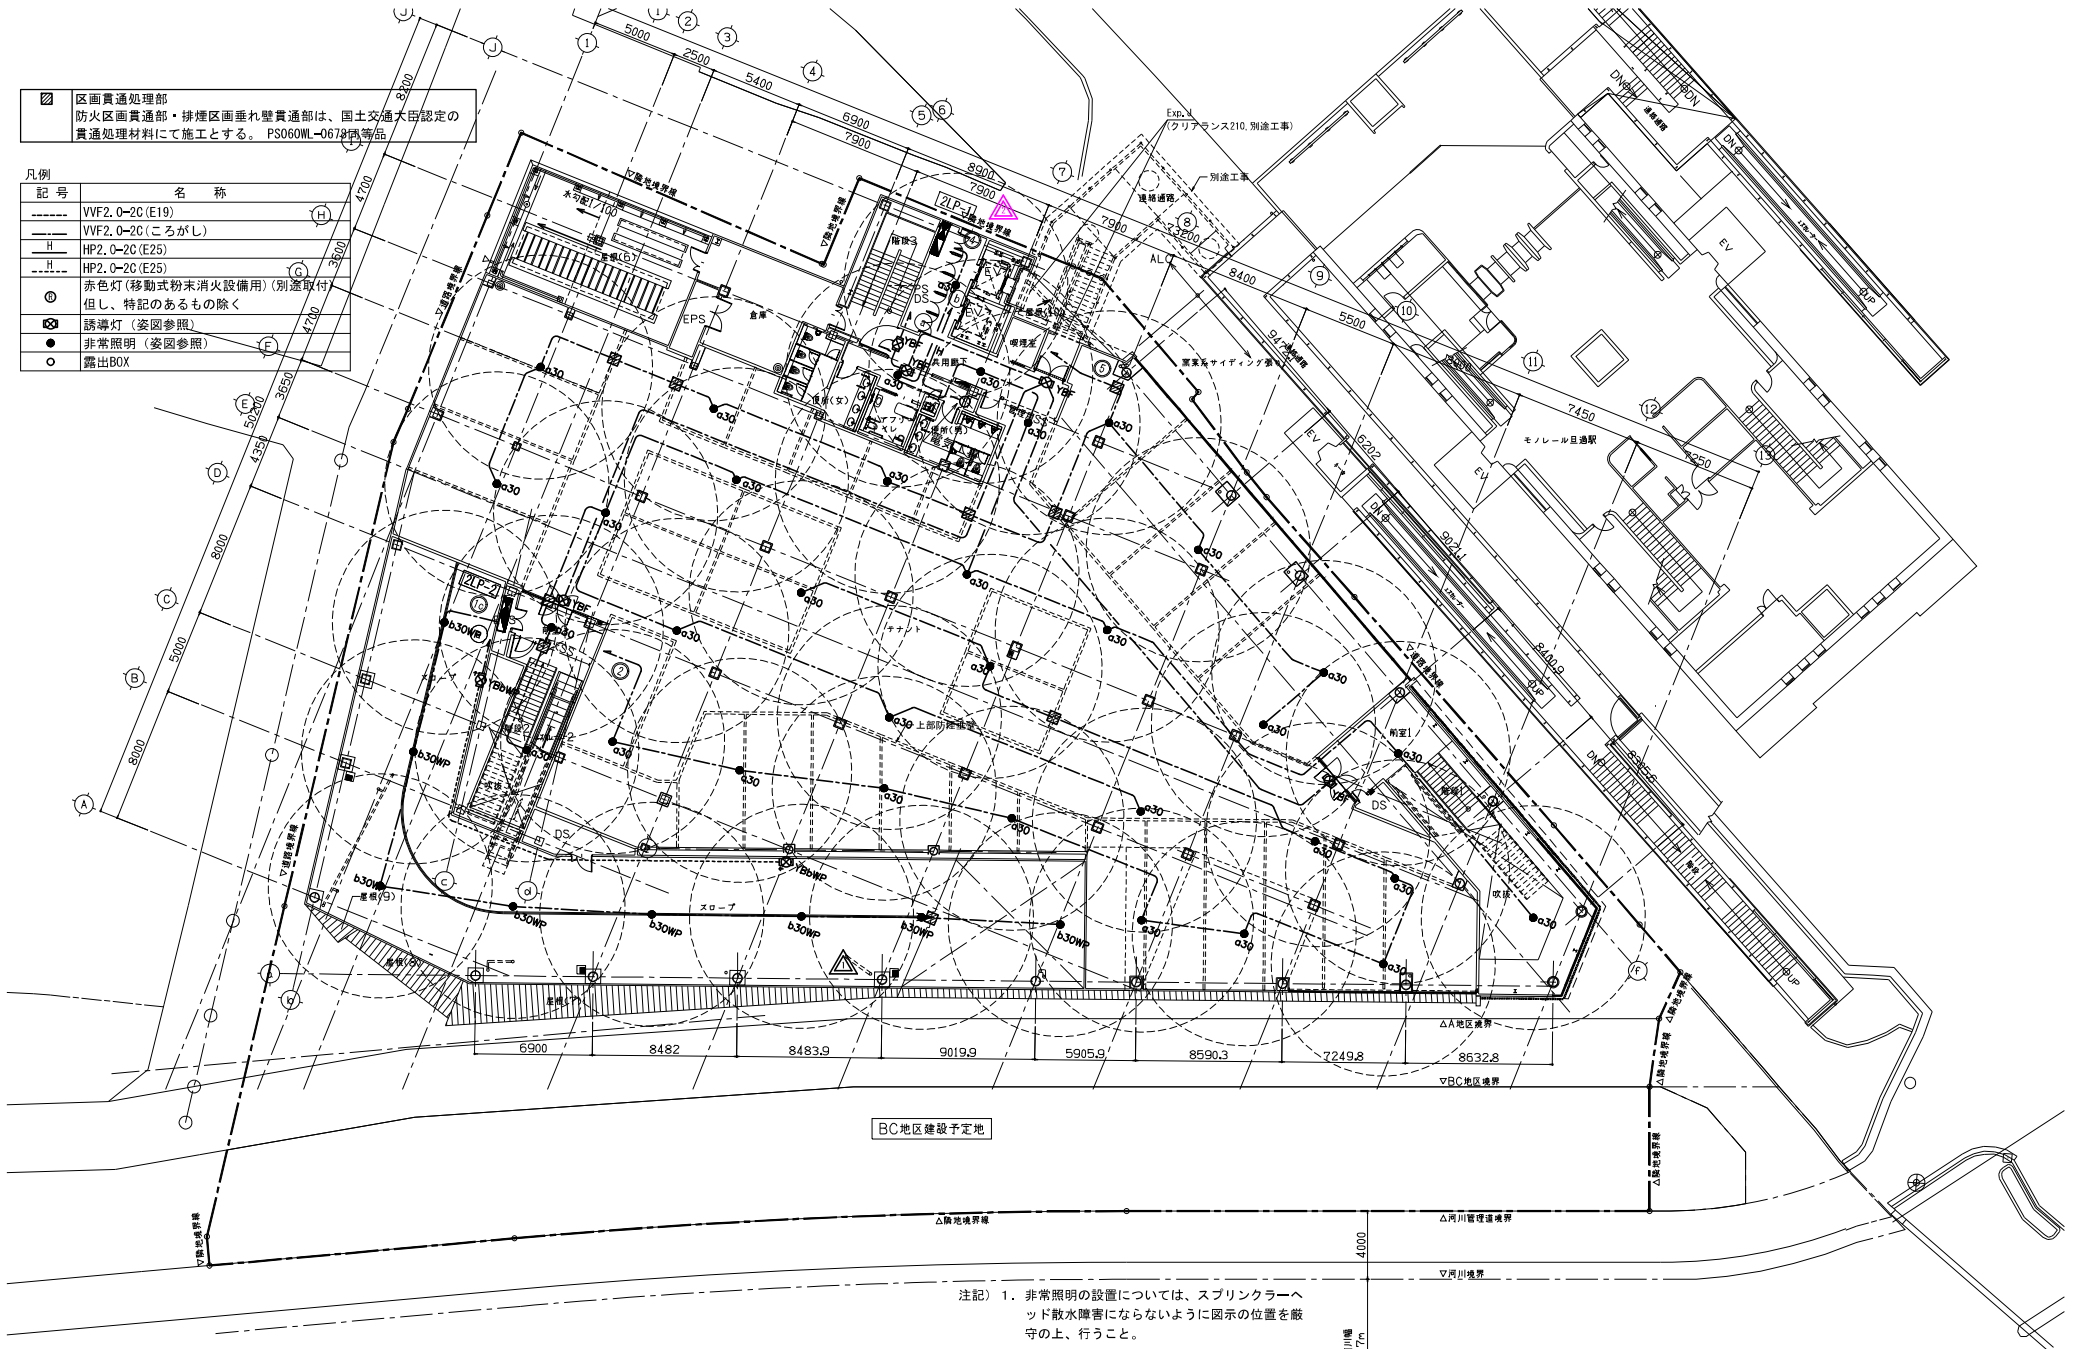

- 注記 1. 非常照明の設置については、スプリンクラーヘッ
ド散水障害にならないように図示の位置を厳
守の上、行うこと。
2. 排煙ダクト、ケーブルラック設置で非常照明に
照度不足が生じないように設置すること。

変更後

特記事項	2024.12.10 車庫赤色ランプ削除	北九州市都市整備局神嶽川旦過地区整備室	室長 田中 裕二 係長 田中 裕二 担当 田中 裕二	株式会社大建設計 北九州支所	工事名 旦過地区立体換地建築物新築工事	工事年度 令和7年3月
	2025.5.14 設計変更による見直し	設計事務所 株式会社大建設計 九州事務所 福岡県知事登録 第1-11525号	一般建築士登録 第 320873 号 福田 瑞穂 法適合確認者 設備設計一般建築士登録 第 4262 号 福田 瑞穂	業務受注者 株式会社大建設計 北九州支所 福岡県知事登録 第1-20050号	図面名 誘導灯・非常照明設備 2 階平面図	縮尺 1/150(A1) 1/300(A3) 図面番号 E-030

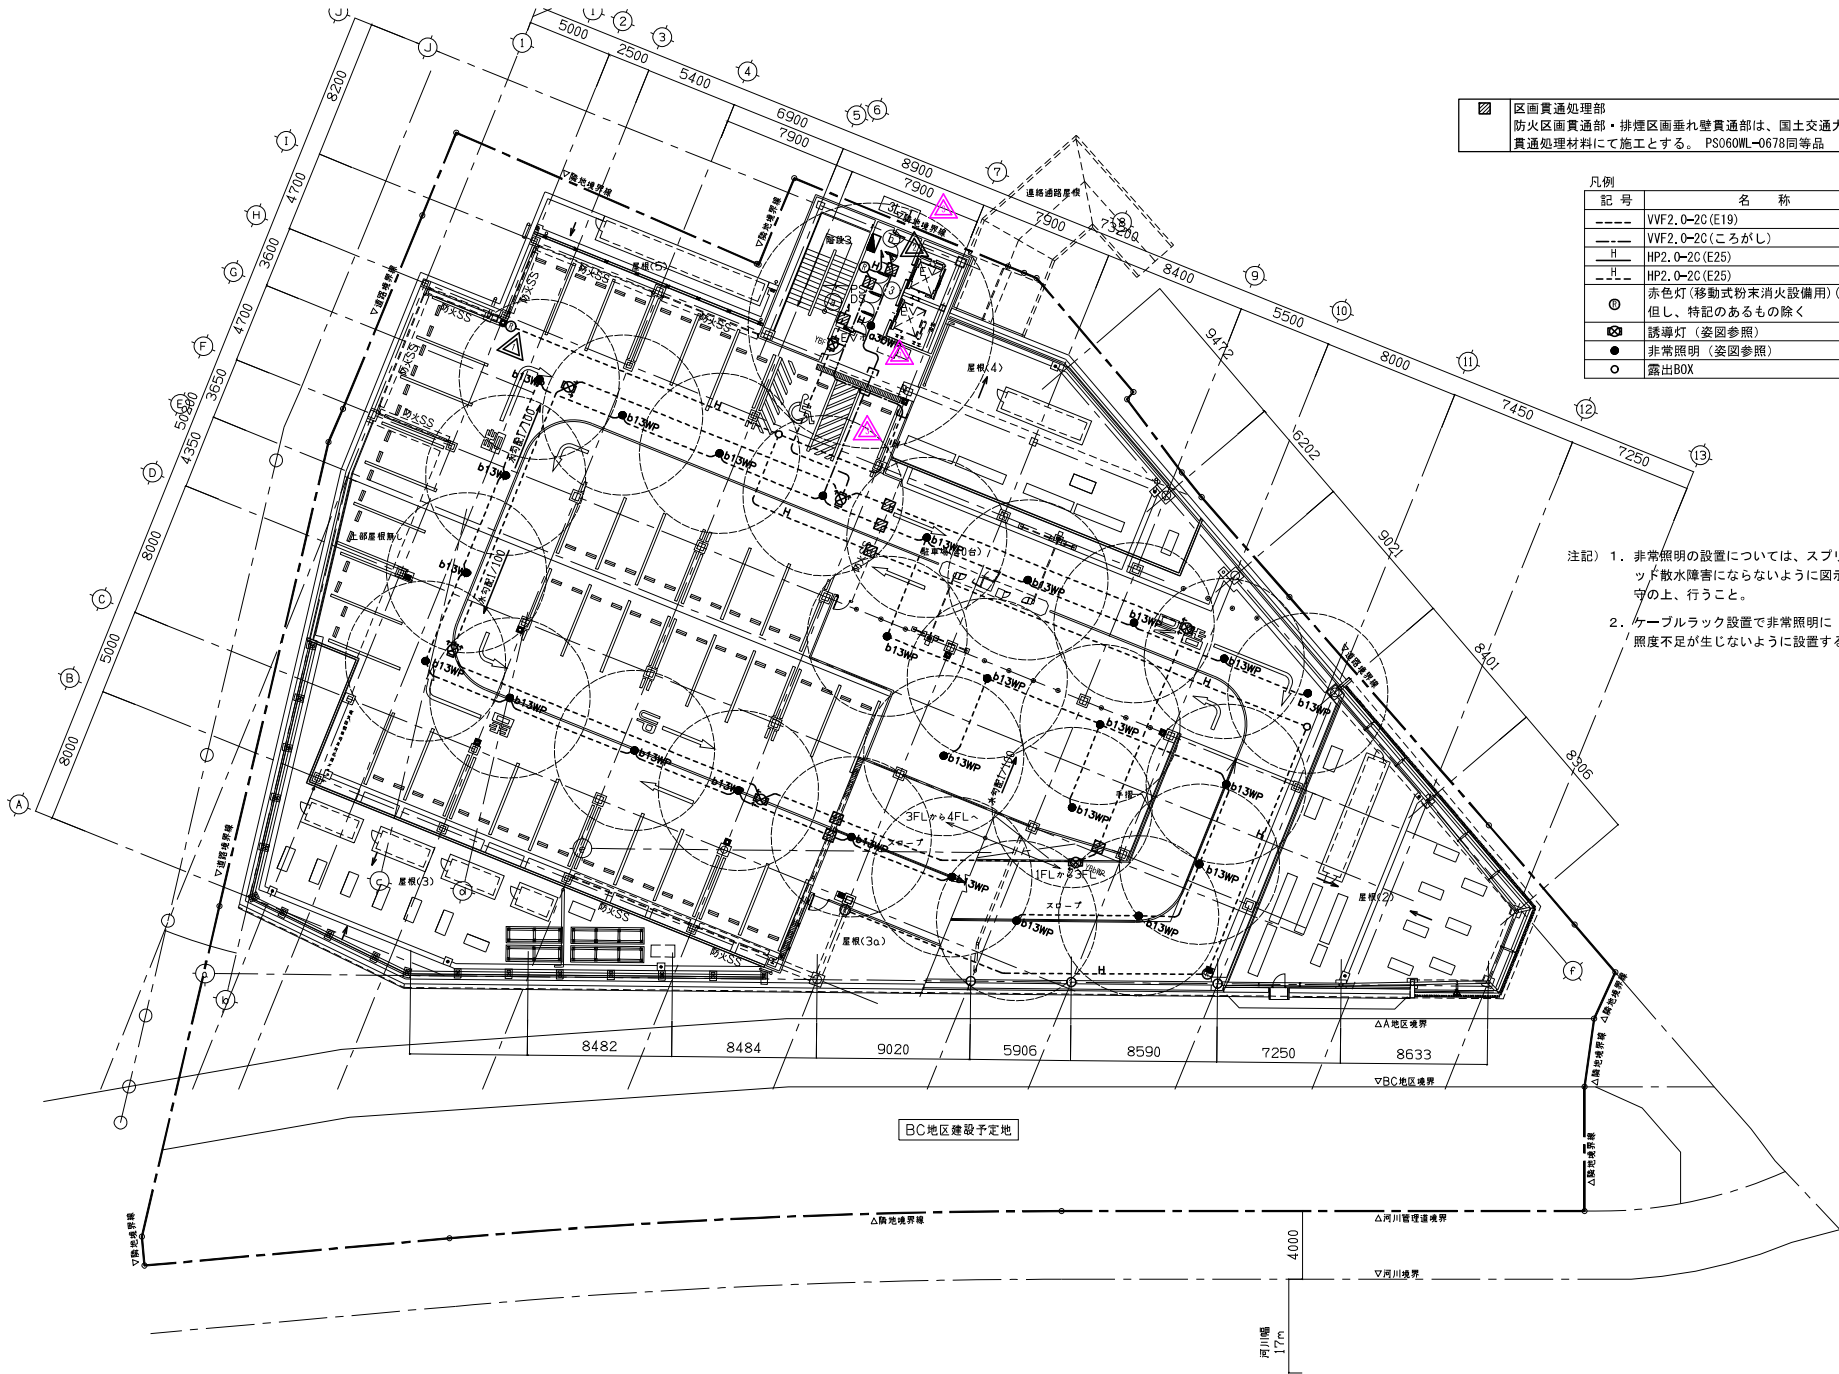

区画貫通処理部
防火区画貫通部・排煙区画垂れ壁貫通部は、国土交通大臣認定の
貫通処理材料にて施工とする。 PS060WL-0678同等品

記号	名称
----	VVF2.0-2C(E19)
----	VVF2.0-2C(ころがし)
H	HP2.0-2C(E25)
----	HP2.0-2C(E25)
○	赤色灯(移動式粉末消火設備用)(別途取付) 但し、特記のあるものを除く
⊗	誘導灯(姿図参照)
●	非常照明(姿図参照)
○	露出BOX

注記) 1. 非常照明の設置については、スプリンクラーヘッド散水障害にならないように図示の位置を厳守の上、行うこと。
2. ケーブルラック設置で非常照明に照度不足が生じないように設置すること。

変更後

特記事項	2024.12.10 赤色ランプ位置変更 2025.1.15 赤色ランプ追加	2025.4.14 設計変更による変更	北九州市都市整備局神嶽川旦過地区整備室 設計事務所 株式会社大建設計 九州事務所 福岡県知事登録 第1-11525号 一般建築士登録 第 320873 号 福田 理穂 法適合確認者 設備設計一般建築士登録 第 4262 号 福田 瑞穂	株式会社大建設計 北九州支所 業務受注者 株式会社大建設計 北九州支所 福岡県知事登録 第1-20050号 一般建築士登録 第 320873 号 福田 瑞穂	工事名 旦過地区立体換地建築物新築工事 図面名 誘導灯・非常照明設備 3 階平面図	工事年度 令和 7 年 3 月 R6 (2024) 縮尺 1/150 (A1) 1/300 (A3) 図面番号 E-031
------	---	---------------------	---	--	--	---

区画貫通処理部
防火区画貫通部・排煙区画垂れ壁貫通部は、国土交通大臣認定の
貫通処理材料にて施工とする。PS060WL-0678同等品

凡例	
記号	名称
----	VVF2.0-2C(E19)
---	VVF2.0-2C(ころがし)
H	HP2.0-2C(E25)
H	HP2.0-2C(E25)
⑩	赤色灯(移動式粉末消火設備用)(別途取付) 但し、特記のあるものを除く
⊗	誘導灯(姿図参照)
●	非常照明(姿図参照)
○	露出BOX

注記) 1. 非常照明の設置については、スプリンクラーヘ
ッド取水障害にならないように図示の位置を厳
守の上、行うこと。
2. ケナブラック設置で非常照明に
照度不足が生じないように設置すること。

特記事項		北九州市都市整備局神嶽山旦過地区整備室		株式会社大建設計 北九州支所		工事名 旦過地区立体換地建築物新築工事		工事年度 令和7年 3月	
2025.1.15 赤色ランプ移動		設計事務所 株式会社大建設計 九州事務所 福岡県知事登録 第1-11525号		業務受注者 株式会社大建設計 北九州支所 福岡県知事登録 第1-20050号		図面名 誘導灯・非常照明設備4階平面図		縮尺 1/150(A1) 1/300(A3)	
2025.6.14 設計変更による修正		一般建築士登録 第 320873 号 福田 瑞穂 法適合確認者 設備設計一般建築士登録 第 4262 号 福田 瑞穂		一般建築士登録 第 320873 号 福田 瑞穂				図面番号 E-032	

変更後

区画貫通処理部
防火区画貫通部・排煙区画垂れ壁貫通部は、国土交通大臣認定の
貫通処理材料にて施工とする。PS060WL-0678同等品

凡例	記号	名称
	---	VVF2.0-20(E19) 下階配線配管
	---	VVF2.0-20(ころがし)
	H	HP2.0-20(E25)
	H	HP2.0-20(E25) フック吊
	⑥	赤色灯(移動式粉末消火設備用)(別途取付) 但し、特記のあるものを除く
	●	誘導灯(姿図参照)
	●	非常照明(姿図参照)
	○	露出BOX

塔屋階平面図

注記) 1. 非常照明の設置については、スプリンクラーヘ
ッド散水障害にならないように図示の位置を蔽
守の上、行うこと。
2. ケーブルラック設置で非常照明に
照度不足が生じないように設置すること。

変更後

特記事項	2024.12.10 赤色ランプ位置変更 2025.1.15 赤色ランプ追加	2025.4.14 設計変更による見直し	北九州市都市整備局神嶽川旦過地区整備室	室長 部長 担当	株式会社大建設計 北九州支所	工事名 旦過地区立体換地建築物新築工事	工事年度 令和7年3月
設計事務所	株式会社大建設計 九州事務所 福岡県知事登録 第1-11525号 一般建築士登録 第 320873 号 福田 瑞穂 法務合確証者 設備設計一般建築士登録 第 4262 号 福田 瑞穂		業務受注者	株式会社大建設計 北九州支所 福岡県知事登録 第1-20050号 一般建築士登録 第 320873 号 福田 瑞穂	図面名 誘導灯・非常照明設備R階平面図	縮尺 1/150(A1) 1/300(A3)	E-033

《機器凡例》

記号	名称	備考
●	監視カメラ (ドーム型)	別途工事
■	監視カメラ	別途工事
○	位置BOX (カバープレート)	
●	モジュラージャック付	
○	位置ボックス	
○	露出BOX	
□	PB SUS NP 200×200×100	
H	ハンドホール	
○	充電用 (600×900) 軽荷重	
■	ラック W200 (H100) ZK35	
■	防火区画処理箇所	
---	メタルモールB	
(22)	(PF22) (いんべい)	
(22)	E22	
(25)×3	E(25)×3	
(25)×2	E(25)×2	
(25)	E25	
(39)	E(39)	



特記事項 2025.3.14 設計家業による見直し


北九州市都市整備局神嶺川旦過地区整備室
設計事務所 株式会社大建設計 九州事務所 福岡県知事登録 第1-11525号
一級建築士登録 第 320873 号 福田 瑞穂 法適合確認者 設備設計一級建築士登録 第 4262 号 福田 瑞穂

株式会社大建設計 北九州支所
業務受注者 株式会社大建設計 北九州支所 福岡県知事登録 第1-20050号
一級建築士登録 第 320873 号 福田 瑞穂

工事名 旦過地区立体換地建築物新築工事
図面名 弱電空配管・ラック設備2階平面図

工事年度 R6(2024) 作成年月 令和 7年 3月
縮尺 1/150(A1) 1/200(A3) 図面番号 E-050

変更後

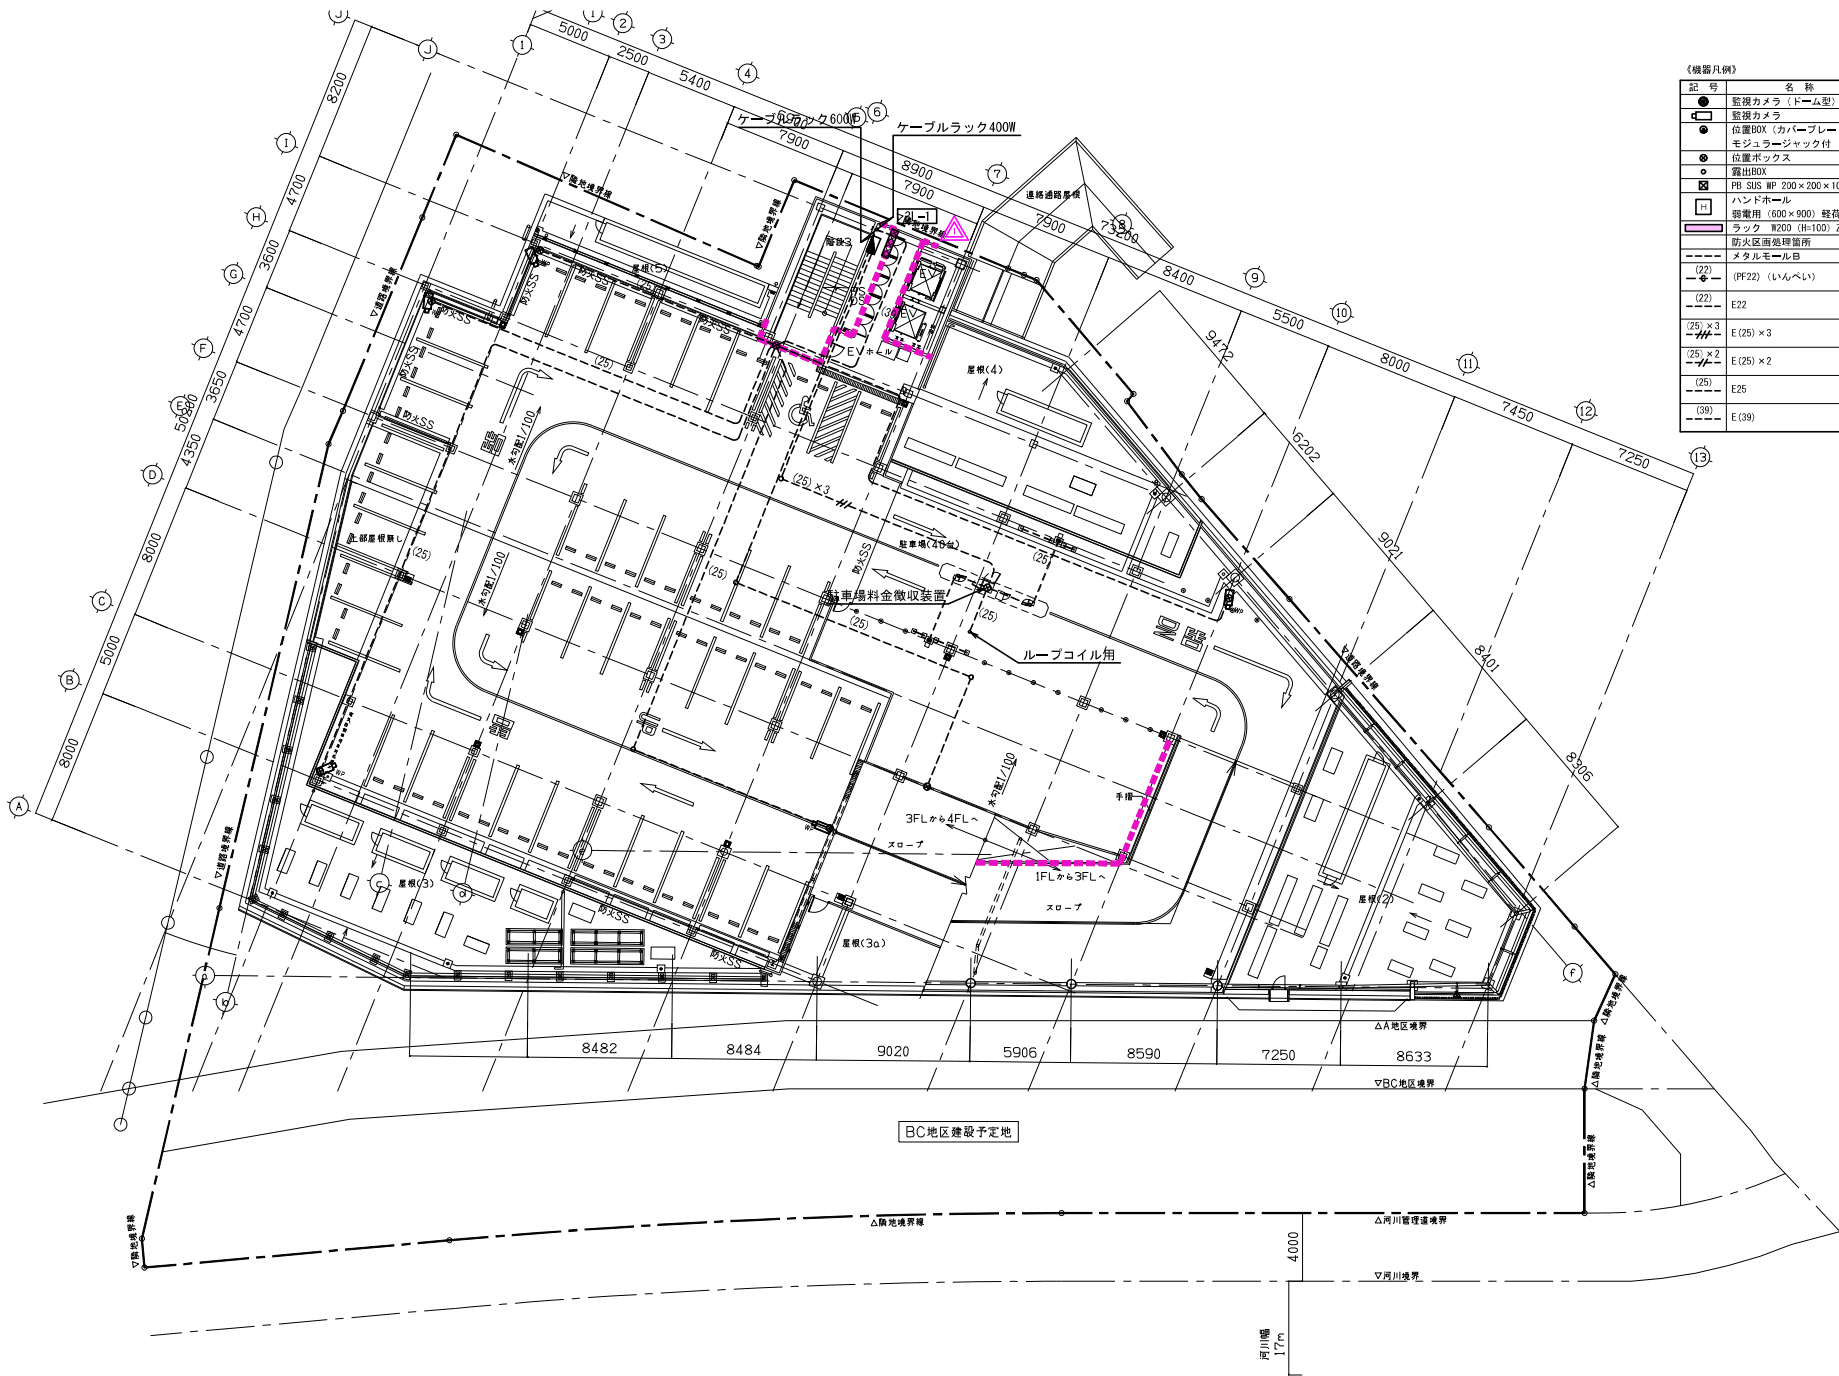


《機器凡例》		
記号	名称	備考
●	監視カメラ (ドーム型)	別途工事
□	監視カメラ	別途工事
●	位置BOX (カバープレート)	
●	モジュラージャック付	
●	位置ボックス	
●	露出BOX	
■	PE SUS WP 200×200×100	
■	ハンドホール	
■	留電用 (600×900) 軽荷重	
■	ラック W200 (H=100) ZK35	
■	防火区画処理箇所	
■	メタルモールB	
---	(22)	(PF22) (いんべい)
---	(22)	E22
---	(25) × 3	E (25) × 3
---	(25) × 2	E (25) × 2
---	(25)	E25
---	(39)	E (39)

変更後

特記事項 △ 2025.4.14 設計変更による見直し	北九州市都市整備局神嶽川旦過地区整備室 設計事務所 株式会社大建設計 九州事務所 福岡県知事登録 第1-11525号 一級建築士登録 第 320873 号 福田 瑞穂 法適合確認者 設備設計一級建築士登録 第 4262 号 福田 瑞穂	株式会社大建設計 北九州支所 業務受注者 株式会社大建設計 北九州支所 福岡県知事登録 第1-20050号 一級建築士登録 第 320873 号 福田 瑞穂	工事名 旦過地区立体換地建築物新築工事 図面名 弱電空配管・ラック設備3階平面図	工事年度 令和7年 3月 R6 (2024) 編尺 1/150 (A1) 1/300 (A3) 図面番号 E-051
--------------------------------	--	---	---	---



〔機器凡例〕		
記号	名称	備考
●	監視カメラ（ドーム型）	別途工事
○	監視カメラ	別途工事
□	位置BOX（カバープレート）	
■	モジュラージャック付	
○	位置ボックス	
□	露出BOX	
□	PB SUS WP 200×200×100	
□	ハンドホール	
□	弱電用（600×900）軽荷重	
□	ラック W200（H=100）ZM35	
□	防火区画処理箇所	
□	メタルモールB	
(22)	(PF22)（いんべい）	打込
(22)	E22	露出
(25)×3	E(25)×3	露出
(25)×2	E(25)×2	露出
(25)	E25	露出
(39)	E(39)	露出

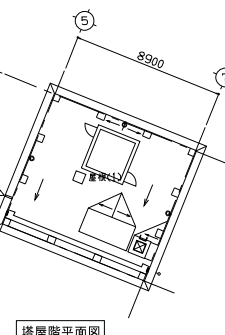


変更後

特記事項	2025.4.14 設計変更による変更	北九州市都市整備局神嶽川旦過地区整備室	株式会社大建設計 北九州支所	工事名	旦過地区立体換地建築物新築工事	工事年度	令和7年3月
設計事務所	株式会社大建設計 九州事務所 福岡県知事登録 第1-11525号	設計事務所	株式会社大建設計 北九州支所 福岡県知事登録 第1-20050号	図面名	弱電空配管・ラック設備R階平面図	縮尺	1/150(A1)
一級建築士登録 第 320873 号 福田 理穂	法適合確認者 設備設計一級建築士登録 第 4262 号 福田 瑞穂	業務受注者	一級建築士登録 第 320873 号 福田 理穂			図面番号	E-053


Table with 4 columns: 記号 (Symbol), 名称 (Name), 備考 (Remarks). It lists various equipment types like fire extinguishers, smoke detectors, and ventilation systems.

- 《配管・配線》
1. 図中、特記なき配管・配線は下記とする。
- HP1, 2-2C (E19)
 - HP1, 2-3C (E19)
 - HP1, 2-2C (E19)
 - HP1, 2-3C (E19)
2. 二重天井内は、こがし配線とする。
3. 立上げ・立下げは適合するPP管にて保護の事。

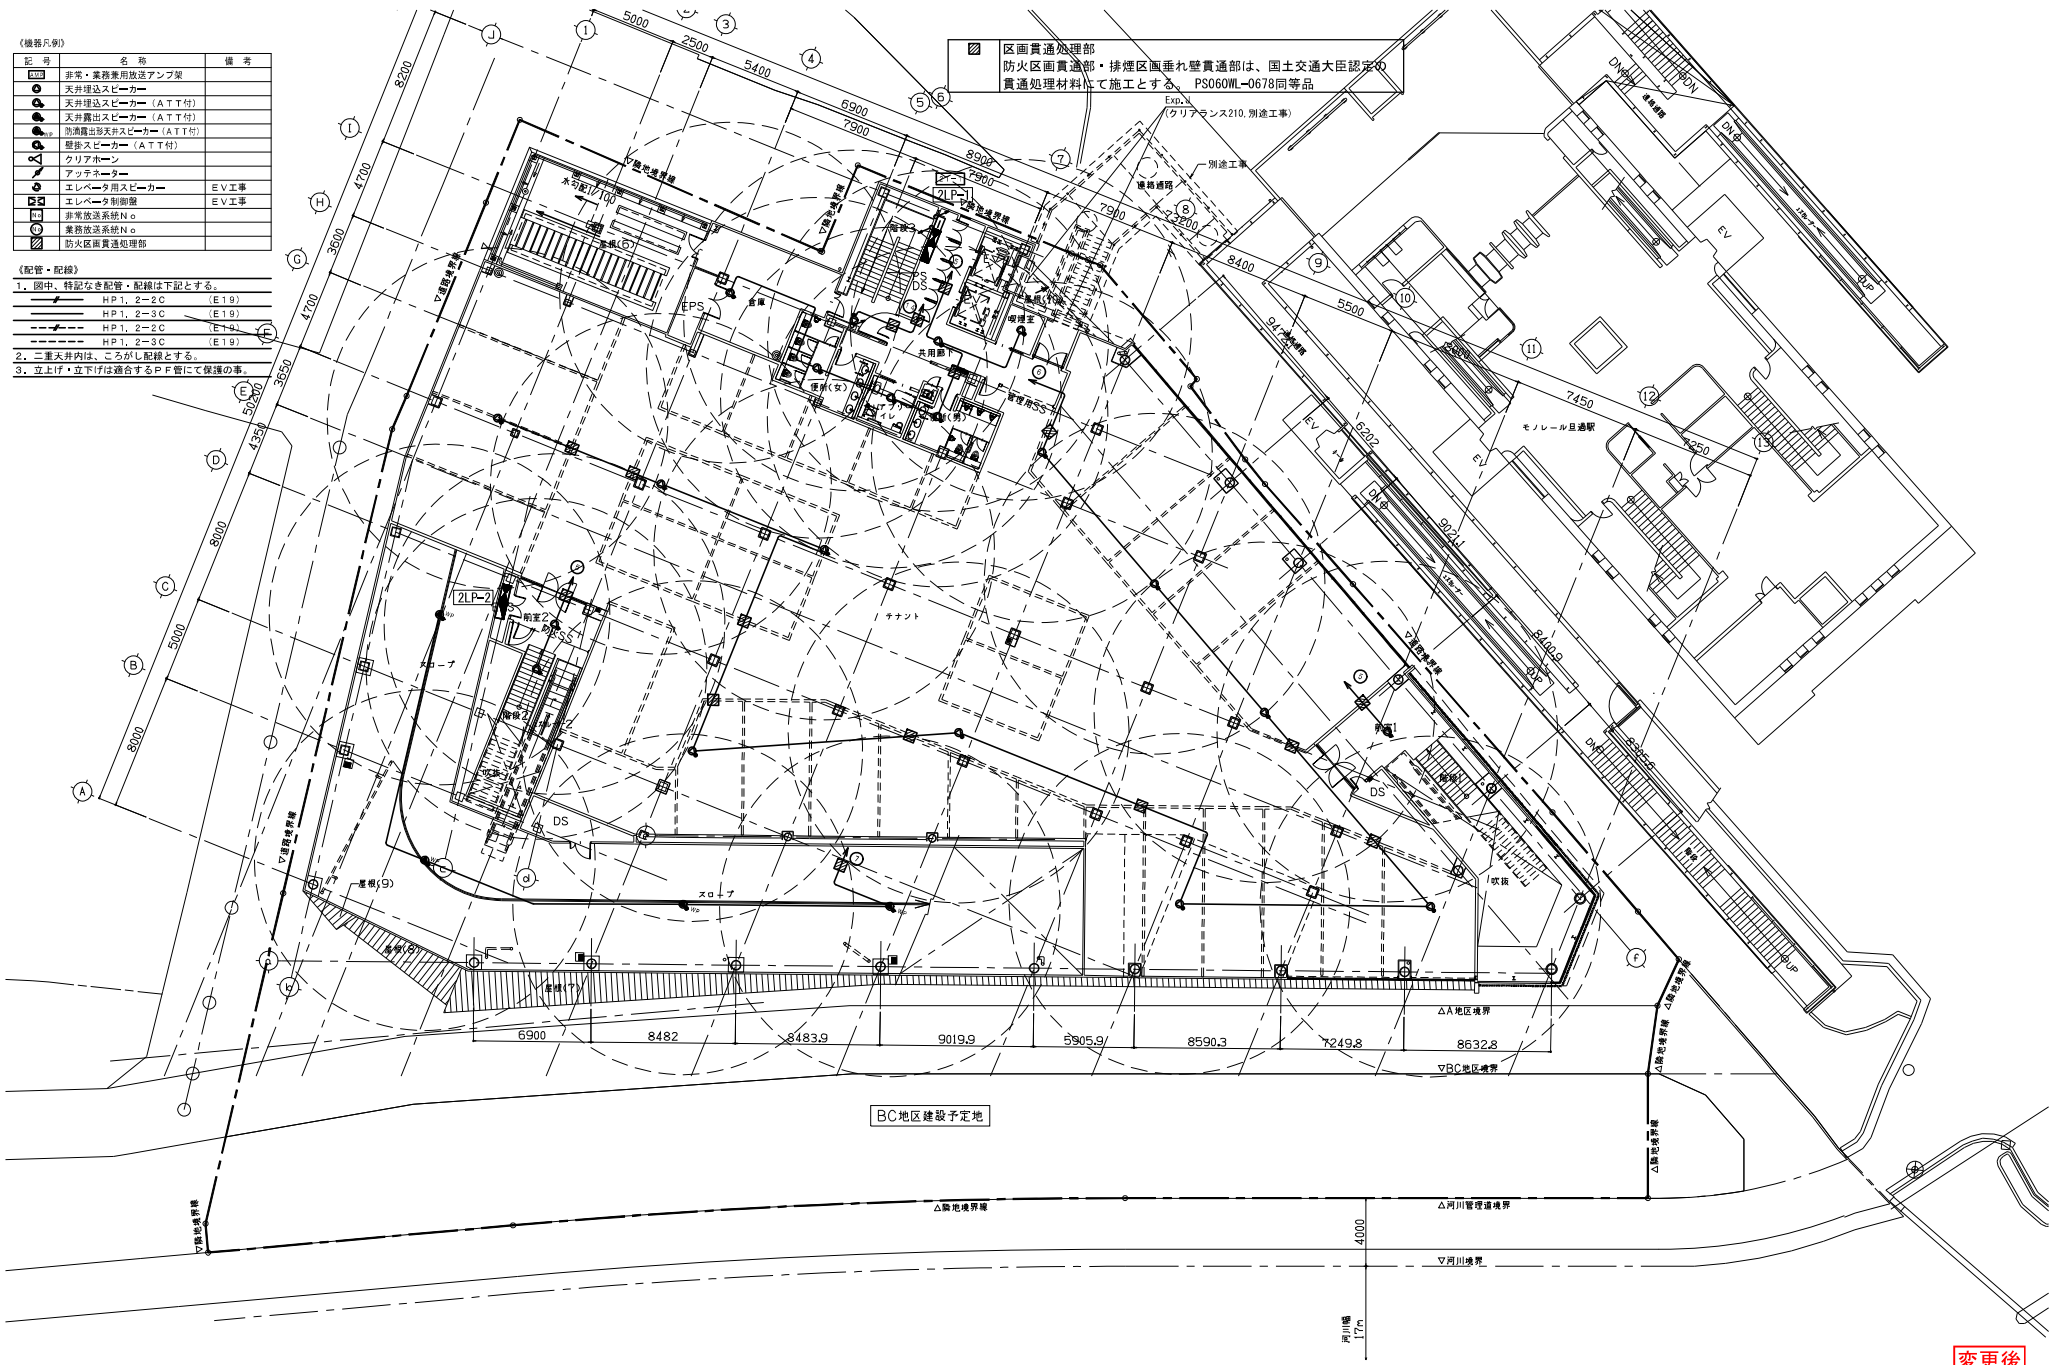

変更後

特記事項	北九州市都市整備局神嶽川旦過地区整備室				室長	監査	係長	係長	担当	担当	株式会社大建設 北九州支所	工事名	旦過地区立体換地建築物新築工事	工事年度	R6 (2024)	作成年月	令和 7年 3月	
	設計事務所				株式会社大建設 九州事務所 福岡県知事登録 第1-11525号 一級建築士登録 第 320873 号 福田 瑞穂 法務省確認者 設備設計一級建築士登録 第 4262 号 福田 瑞穂						業務受注者		株式会社大建設 北九州支所 福岡県知事登録 第1-20050号 一級建築士登録 第 320873 号 福田 瑞穂					
										図面名		非常放送設備2階平面図						
										縮尺		1/150 (A1) 1/300 (A3)						
												E-057						

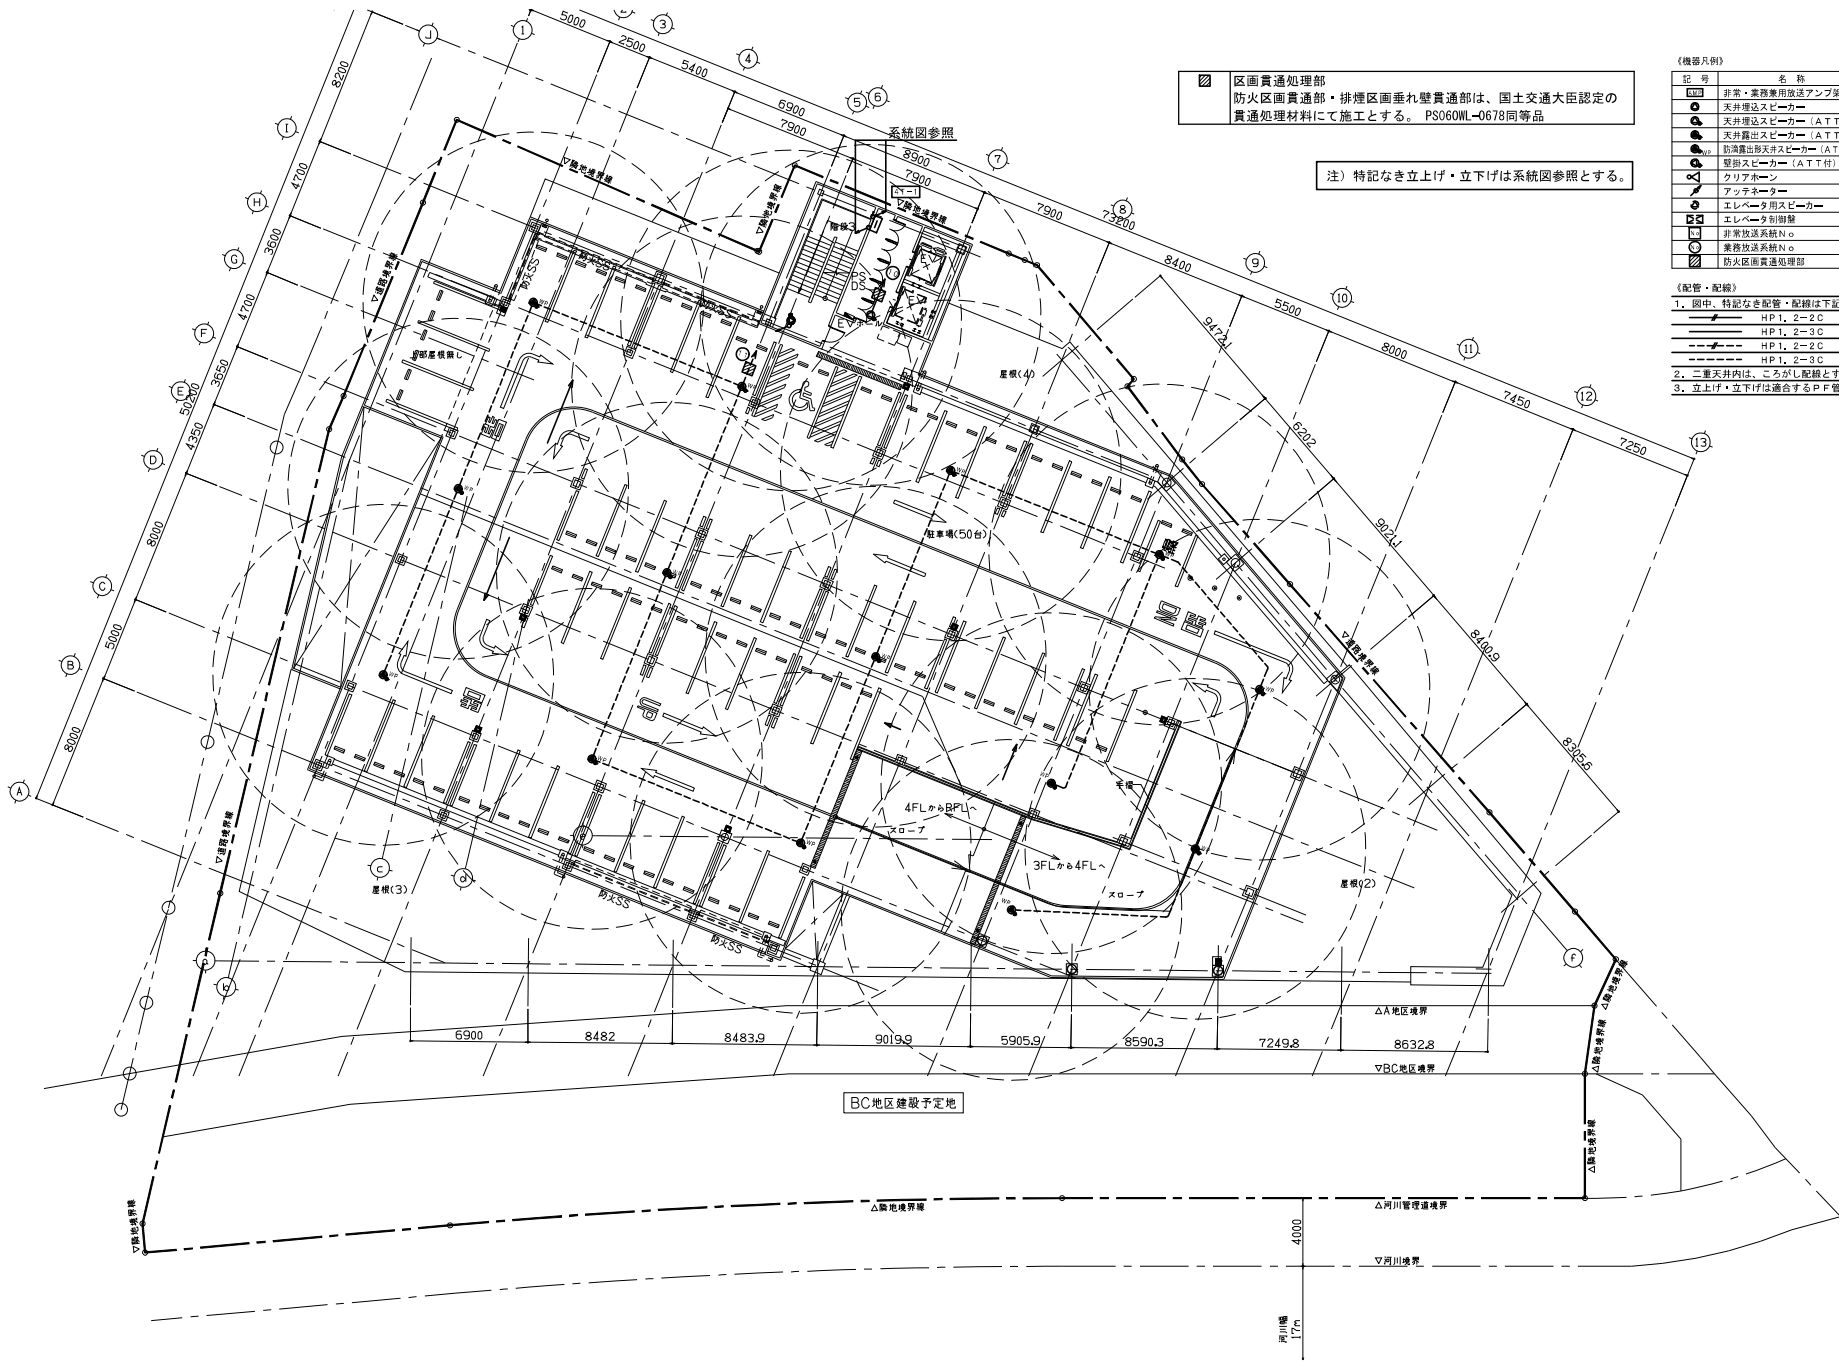

区画貫通処理部
防火区画貫通部・排煙区画垂れ壁貫通部は、国土交通大臣認定の
貫通処理材料にて施工とする。 PS060WL-0678同等品


注) 特記なき立上げ・立下げは系統図参照とする。

《機器凡例》		
記号	名 称	備 考
■	非常・業務兼用放送アンプ	
●	天井増設スピーカー	
○	天井増設スピーカー (A T T付)	
●	天井露出スピーカー (A T T付)	
○	防滴露出天井スピーカー (A T T付)	
●	壁掛スピーカー (A T T付)	
○	クリアホーン	
●	アテナクター	
○	エレベータ用スピーカー	EV工事
○	エレベータ制御盤	EV工事
○	非常放送系統N.O.	
○	業務放送系統N.O.	
■	防火区画貫通処理部	

《配管・配線》		
1. 図中、特記なき配管・配線は下記とする。		
—●—	HP1, 2-2C	(E19)
—○—	HP1, 2-3C	(E19)
—●—	HP1, 2-2C	(E19)
—○—	HP1, 2-3C	(E19)
2. 二重天井内は、こしがし配線とする。		
3. 立上げ・立下げは適合するP F管にて保護の事。		

特記事項	北九州市都市整備局神嶽川旦過地区整備室	室長 佐々木 修 係長 佐々木 修 担当 佐々木 修	株式会社大建設計 北九州支所	工事名 旦過地区立体換地建築物新築工事	工事年度 R6 (2024) 作成年月 令和 7年 3月
	設計事務所 株式会社大建設計 九州事務所 福岡県知事登録 第1-11525号	株式会社大建設計 北九州支所 福岡県知事登録 第1-20050号	業務受注者 株式会社大建設計 北九州支所 福岡県知事登録 第1-20050号	図面名 非常放送設備4階平面図	縮尺 1/150 (A1) 1/300 (A3) 図面番号 E-059
	一級建築士登録 第 320873 号 福田 瑞穂 法務省確認者 設備設計一級建築士登録 第 4262 号 福田 瑞穂	一級建築士登録 第 320873 号 福田 瑞穂			

変更後

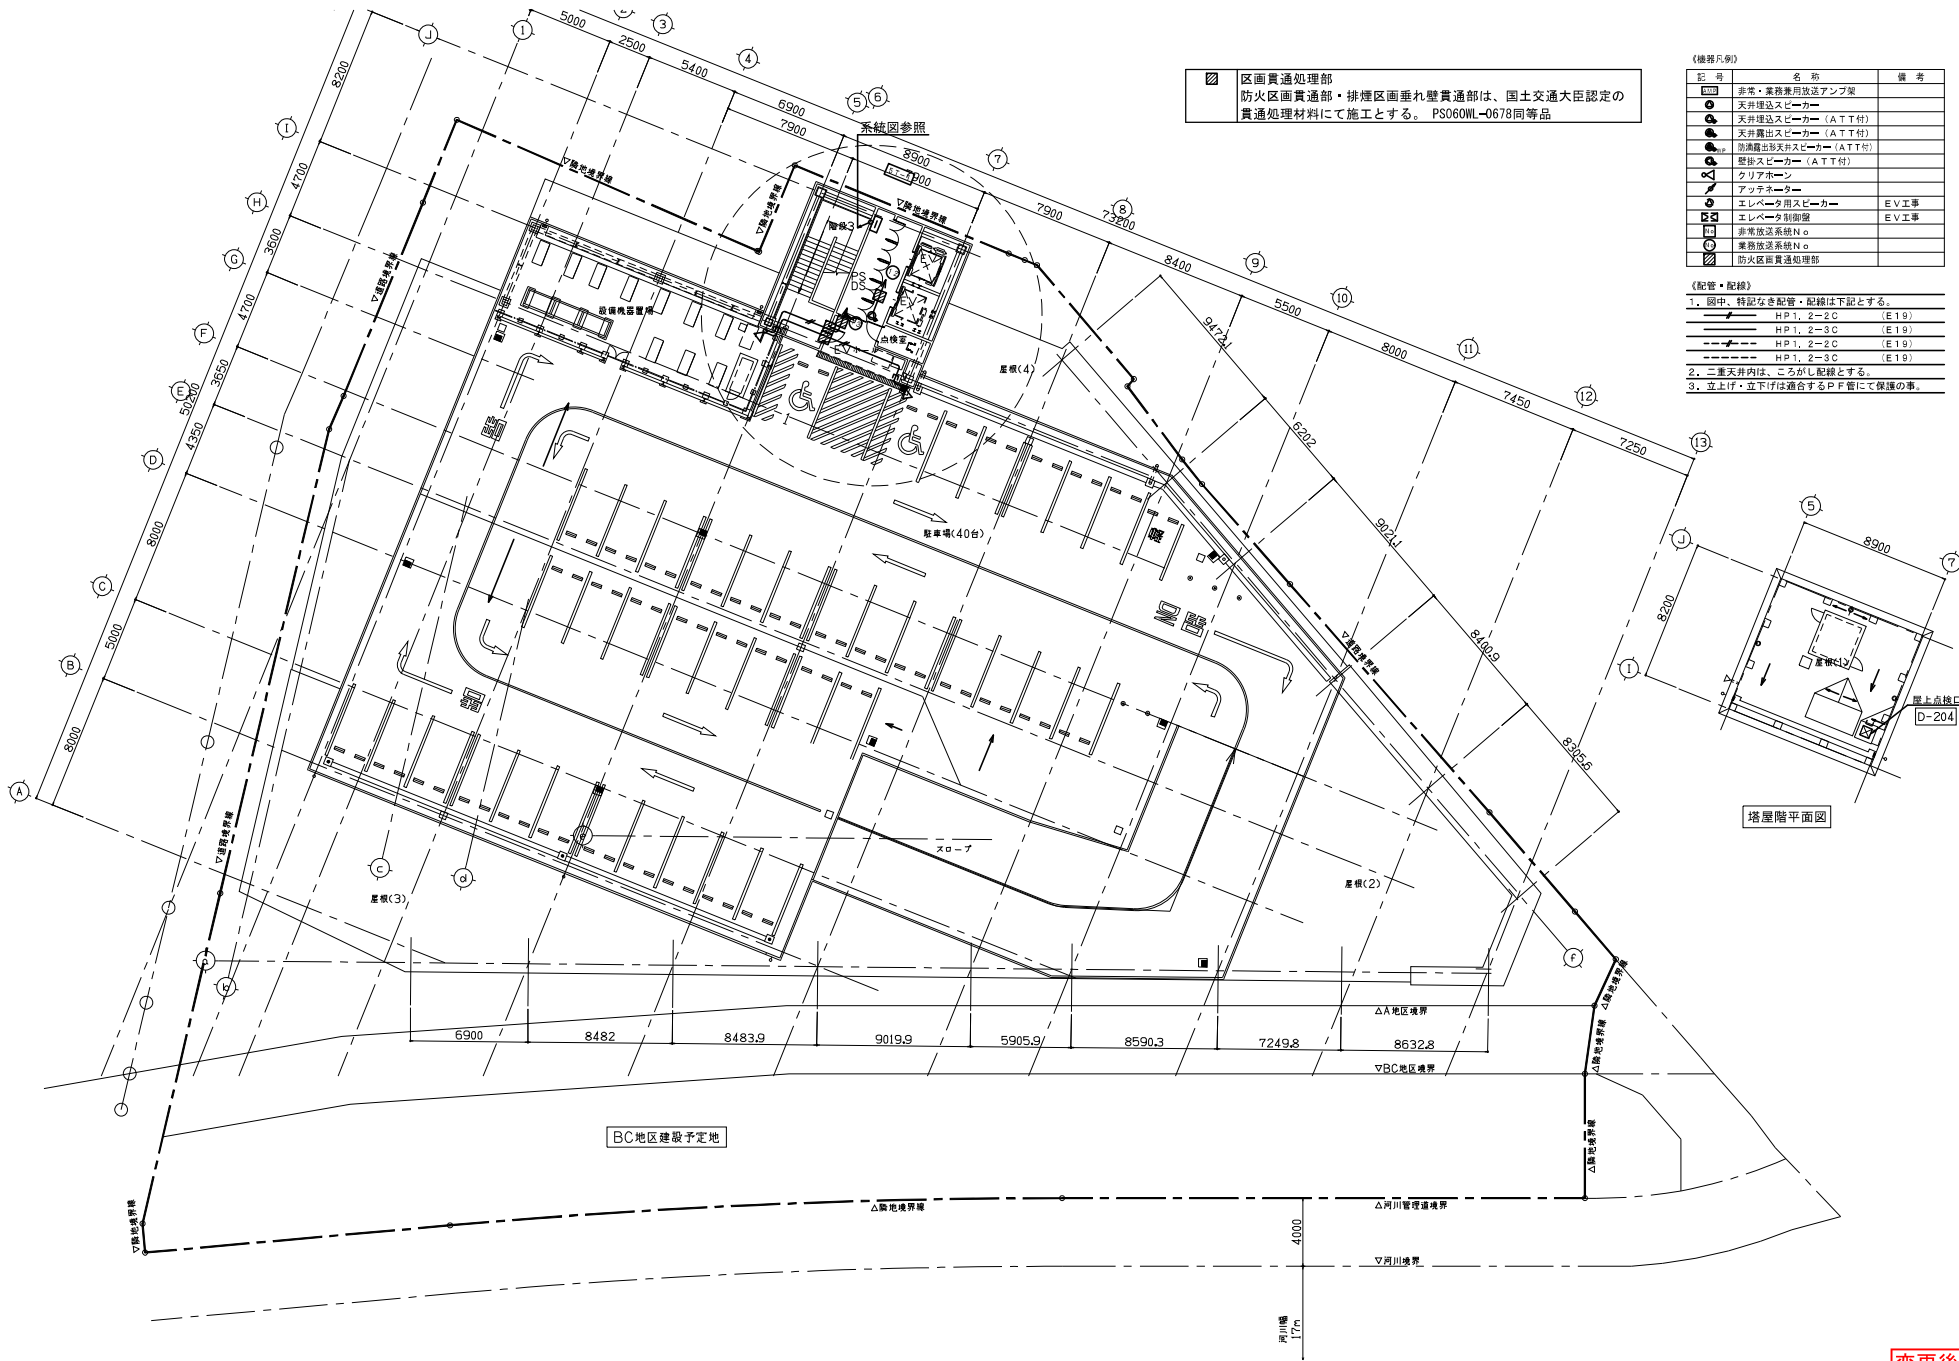

《機器凡例》

記号	名称	備考
Ⓜ	非常・業務用放送アンテナ	
Ⓜ	天井埋込スピーカー	
Ⓜ	天井露出スピーカー (A T T付)	
Ⓜ	天井露出スピーカー (A T T付)	
Ⓜ	防滴露出型天井スピーカー (A T T付)	
Ⓜ	壁掛スピーカー (A T T付)	
Ⓜ	クリアホン	
Ⓜ	アテンエーサー	
Ⓜ	エレベータ用スピーカー	E V工事
Ⓜ	エレベータ用照明	E V工事
Ⓜ	非常放送系統N o	
Ⓜ	事務放送系統N o	
Ⓜ	防火区画貫通処理部	

《配管・配線》

1. 図中、特記なき配管・配線は下記とする。

HP 1, 2-2C	(E 19)
HP 1, 2-3C	(E 19)
HP 1, 2-2C	(E 19)
HP 1, 2-3C	(E 19)

2. 二重天井内は、こころし配線とする。

3. 立上げ・立下げは適合するP F管にて保護の事。

変更後

特記事項	北九州市都市整備局神嶽川旦過地区整備室	室長 佐々木 昭 係長 佐々木 昭 担当 佐々木 昭	株式会社大建設計 北九州支所	工事名 旦過地区立体換地建築物新築工事	工事年度 R6 (2024)	作成年月 令和 7年 3月
設計事務所	株式会社大建設計 九州事務所 福岡県知事登録 第1-11525号 一般建築士登録 第 320873 号 福岡 瑞穂 法務省確認者 設備設計一般建築士登録 第 4262 号 福岡 瑞穂	業務受注者 株式会社大建設計 北九州支所 福岡県知事登録 第1-20050号 一般建築士登録 第 320873 号 福岡 瑞穂	図面名 非常放送設備 R 階平面図	縮尺 1/150 (A1) 1/300 (A3)	図面番号 E-060	

断続（立上り、引下げ等）は系統図参照とする



変更後

特記事項 △ 2025.4.18 設計書案に上る見直し		北九州市都市整備局神嶽川旦過地区整備室 室長 田中 裕子 係長 田中 裕子 担当 田中 裕子		株式会社大建設計 北九州支所 株式会社大建設計 九州事務所 福岡県知事登録 第1-11525号 一級建築士登録 第 320873 号 福田 雅穂 法務合確認者 設備設計一級建築士登録 第 4262 号 福田 瑞穂		株式会社大建設計 北九州支所 福岡県知事登録 第1-20050号 業務受注者 株式会社大建設計 北九州支所 福岡県知事登録 第1-20050号 一級建築士登録 第 320873 号 福田 雅穂		工事名 旦過地区立体換地建築物新築工事 図面名 自動火災報知設備3階平面図		工事年度 令和7年 3月 R6(2024) 縮尺 1/150(A1) 1/300(A3) 図面番号 E-066	
--------------------------------	--	---	--	--	--	--	--	--	--	---	--




軒線（立上り、引下げ等）は系統図参照とする

変更後



特記事項 △ 2025.4.18 設計変更による更新		北九州市都市整備局神嶽川旦過地区整備室		株式会社大建設計 北九州支所		工事名 旦過地区立体換地建築物新築工事		工事年度 R6(2024)	作成年月 令和 7年 3月
設計事務所 株式会社大建設計 九州事務所 福岡県知事登録 第1-11525号 一級建築士登録 第 320873 号 福田 理穂 法適合確認者 設備設計一級建築士登録 第 4262 号 福田 瑞穂		業務受注者 株式会社大建設計 北九州支所 福岡県知事登録 第1-20050号 一級建築士登録 第 320873 号 福田 理穂		図面名 自動火災報知設備4階平面図		縮尺 1/150(A1) 1/300(A3)		図面番号 E-067	

軒線(立上り、引下げ等)は系統図参照とする

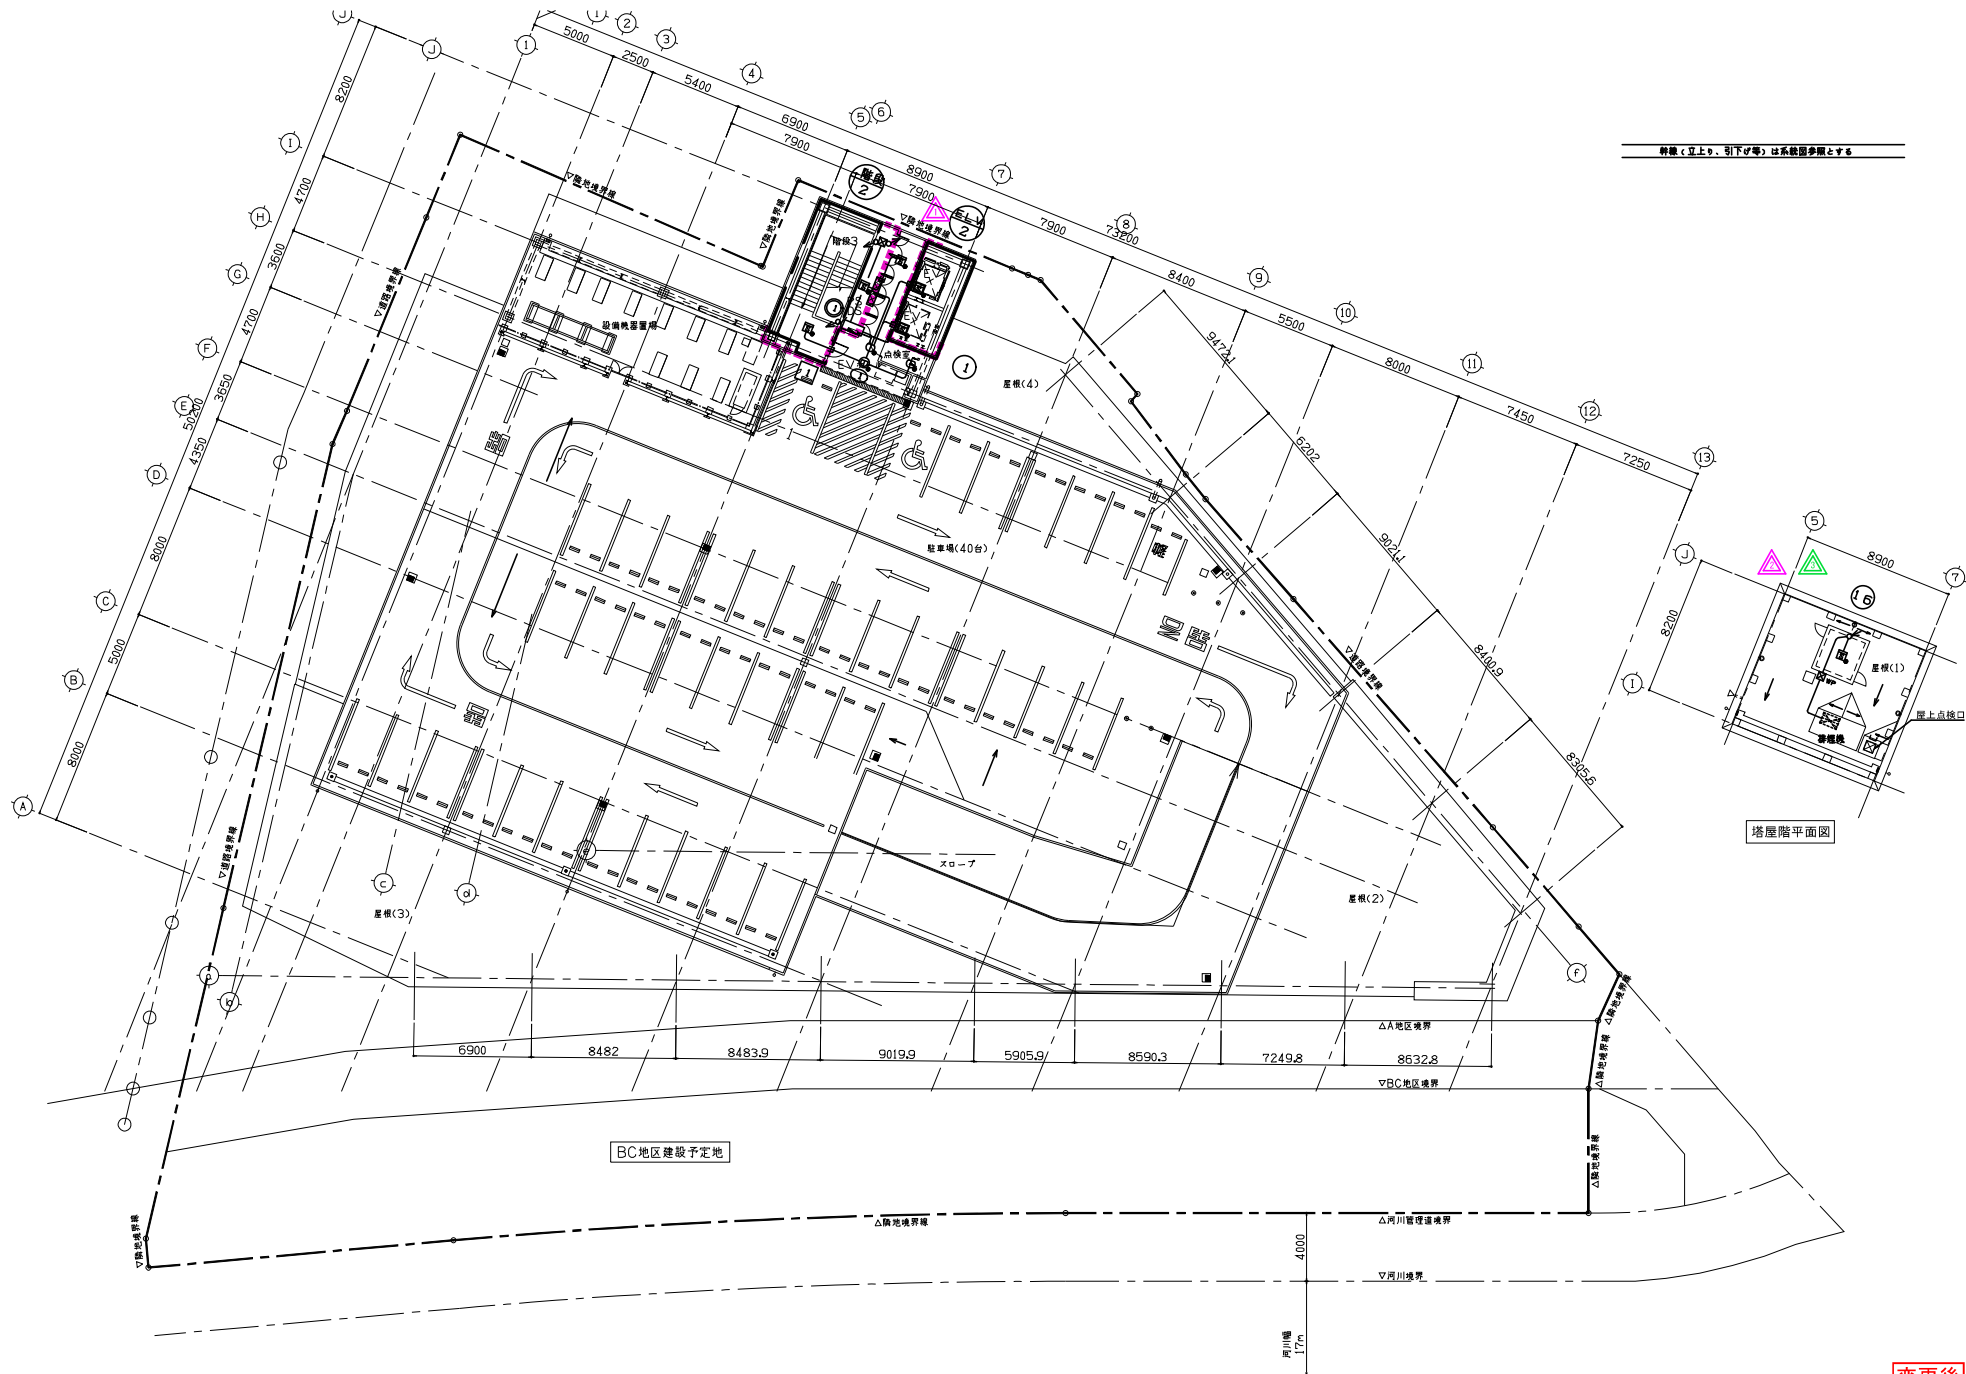


変更後

特記事項		北九州市都市整備局神嶽川旦過地区整備室		株式会社大建設計 北九州支所		工事名 旦過地区立体換地建築物新築工事		工事年度 令和7年3月	
△ 2025.4.18 設計変更による見直し	△ 2025.7.17 計画変更による見直し	設計事務所 株式会社大建設計 九州事務所 福岡県知事登録 第1-11525号	室長 田中 裕	業務受注者 株式会社大建設計 北九州支所 福岡県知事登録 第1-20050号	図面名 自動火災報知設備R階平面図	編尺 1/150(A1)	図番 E-068		
△ 2025.5.19 設計変更による見直し		一般建築士登録 第 320873 号 福田 理穂 法務官確認者 設備設計一般建築士登録 第 4262 号 福田 瑞穂	担当 福田 瑞穂	一般建築士登録 第 320873 号 福田 理穂		編尺 1/300(A3)			

  

避雷針支持管参考図

 注記) 避雷針保護レベル (IV) とする。
(JIS 4201-2003)



- 注記) 1.  鋼板 1.5t 600×600以上
(JIS 4201-2003)
接地用鋼板の離隔は2.0m以上とする。
2. 幹線ガス管との離隔距離は1.5m以上とする。
(JIS 4201-1992)
3. 避雷針用接地線と他の接地線は2m以上離すこと。